

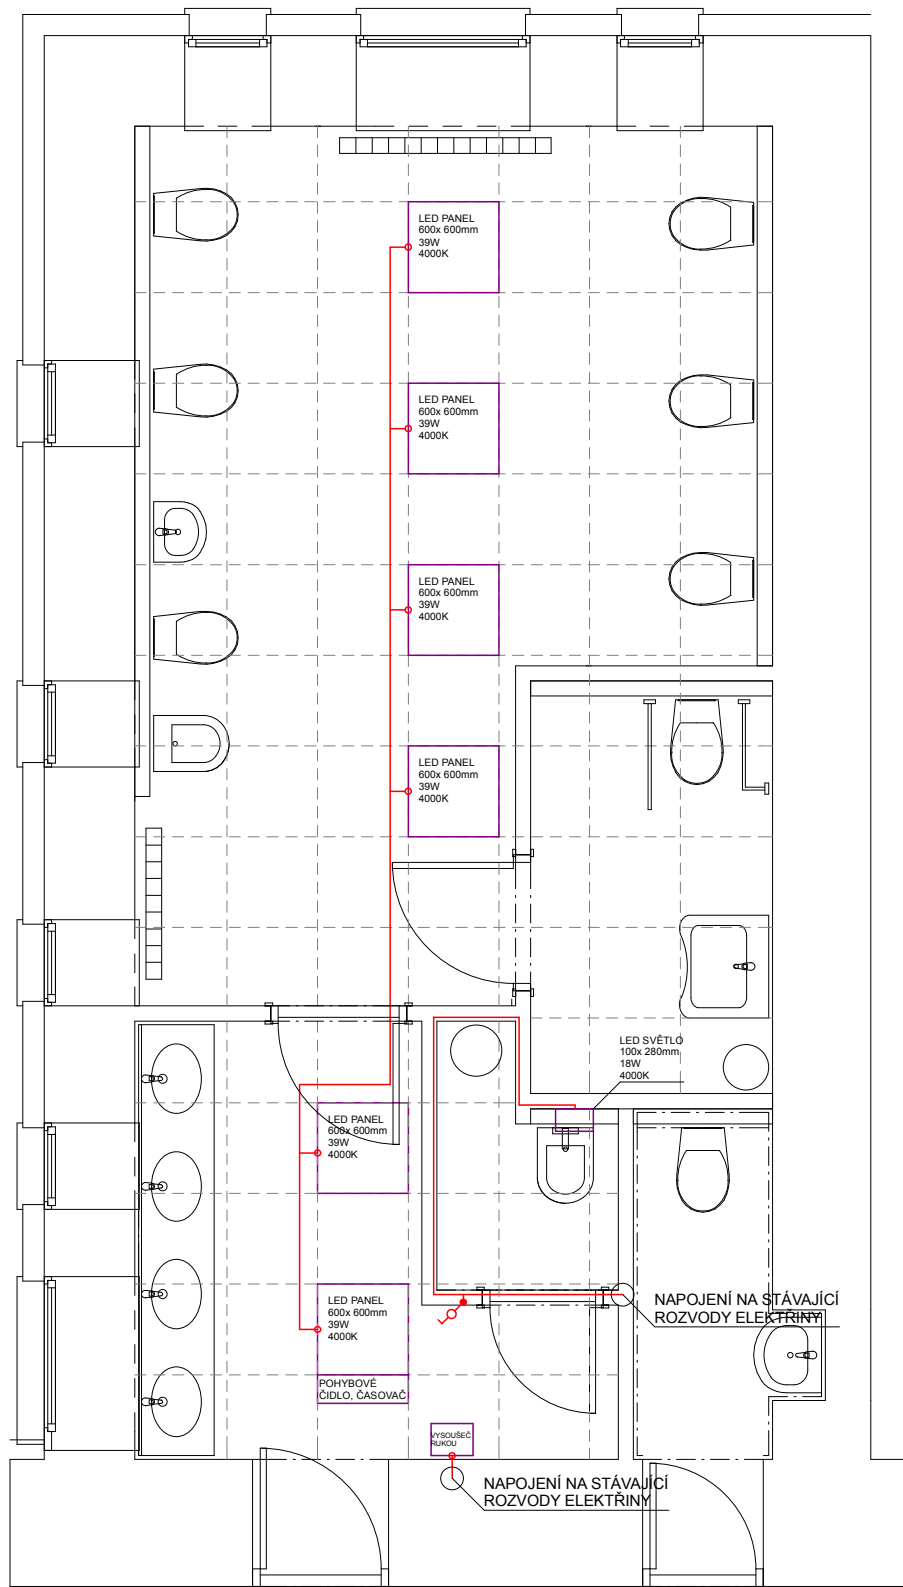


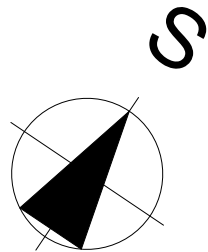

SUŠÁKY RUKOU A NOVÁ NÁSTĚNNÁ LED SVĚTLA BUDOU NAPOJENA DO PŮVODNÍ MONTÁŽNÍ KRABICE (ELEKTRO)

NOVÉ STROPNÍ LED PANELY BUDOU PROPOJENY A NAPOJENY NA PŮVODNÍ ROZVODY ELEKTRO, TATO SVĚTLA BUDOU OPATŘENA POHYBOVÝM A ČASOVÝM ČIDLEM

PISOÁRY BUDOU NAPOJENY DO PŮVODNÍ MONTÁŽNÍ KRABICE (ELEKTRO)

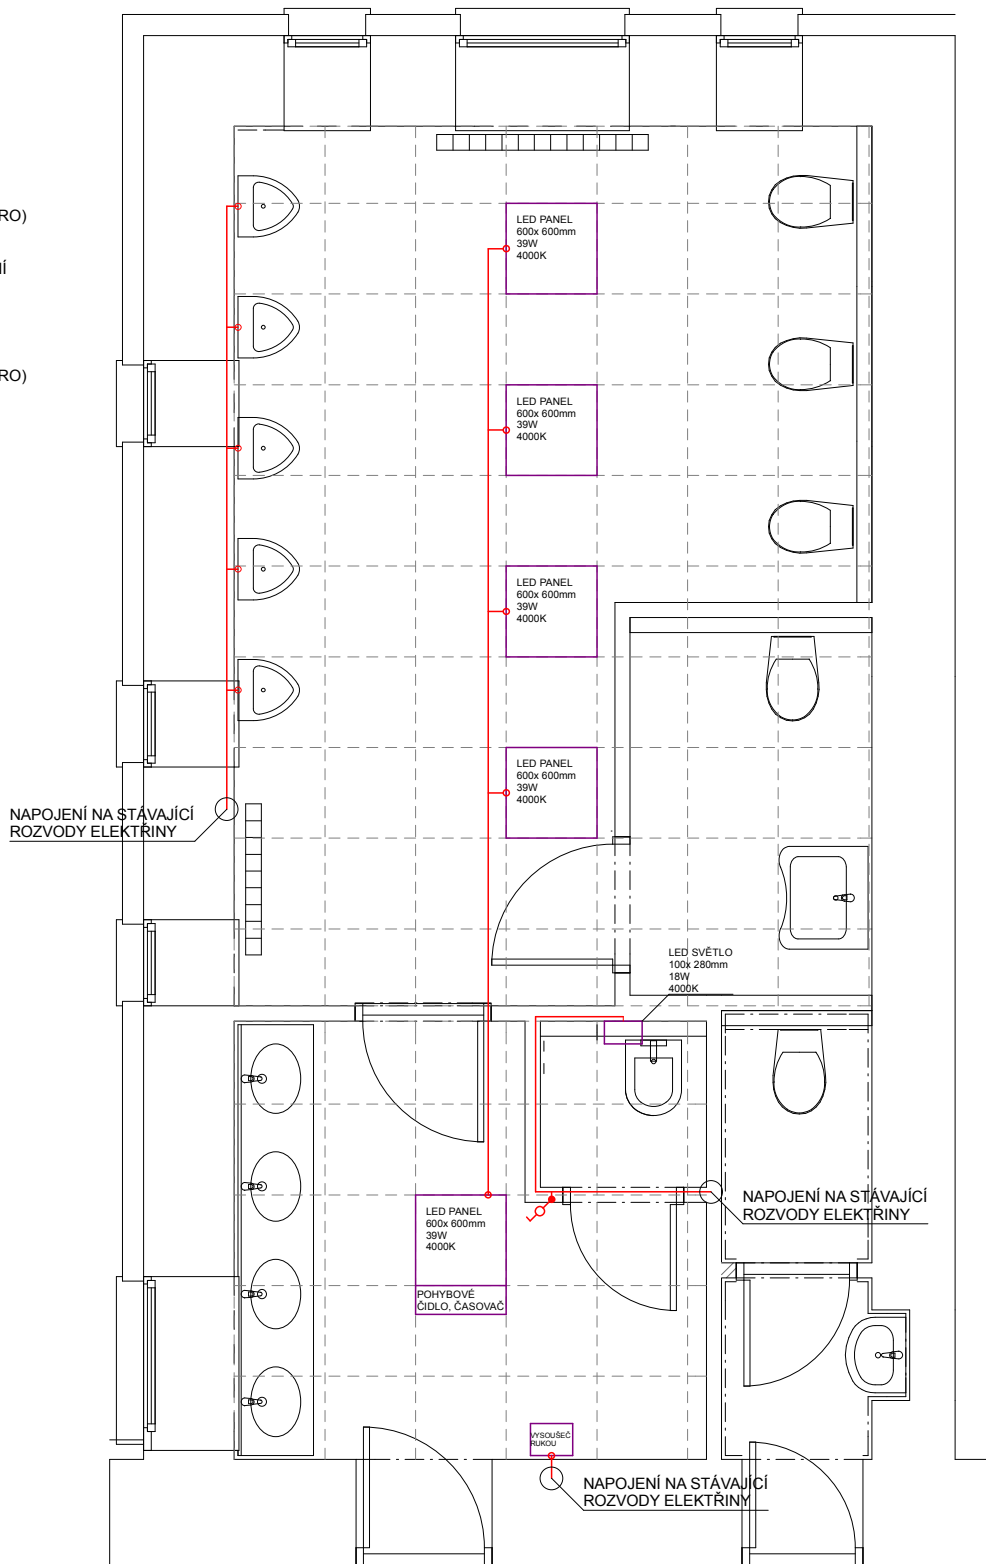

VYPRACOVAL	KONTROLOVAL	Klicperova 1541 539 01 Hlinsko www.sonetbuilding.cz		
Sodomka Lukáš	Ing. Jaroslav Dvořák			
INVESTOR: Město Skuteč, Palackého náměstí 133, 539 73 Skuteč				
MÍSTO STAVBY: k.ú. Skuteč 749168, parcela číslo st. 130				
NÁZEV PROJEKTU: REKONSTRUKCE SOCIÁLNÍHO ZAŘÍZENÍ ZŠ SMETANOVA, SKUTEČ (číslo parcely: st. 130; k. ú.: Skuteč [749168])			FORMÁT	2xA4
			DATUM	05/2017
			STUPEŇ	DÚS
			Č. ZAKÁZKY	23/2017
VÝKRES:	ELEKTROINSTALACE - NS		MĚŘÍTKO 1:50	Č. VÝKRESU D.1.2-04