
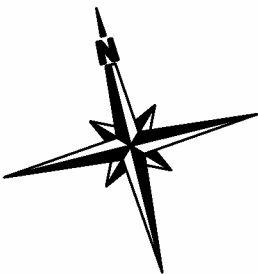


SITUACE M 1:1000

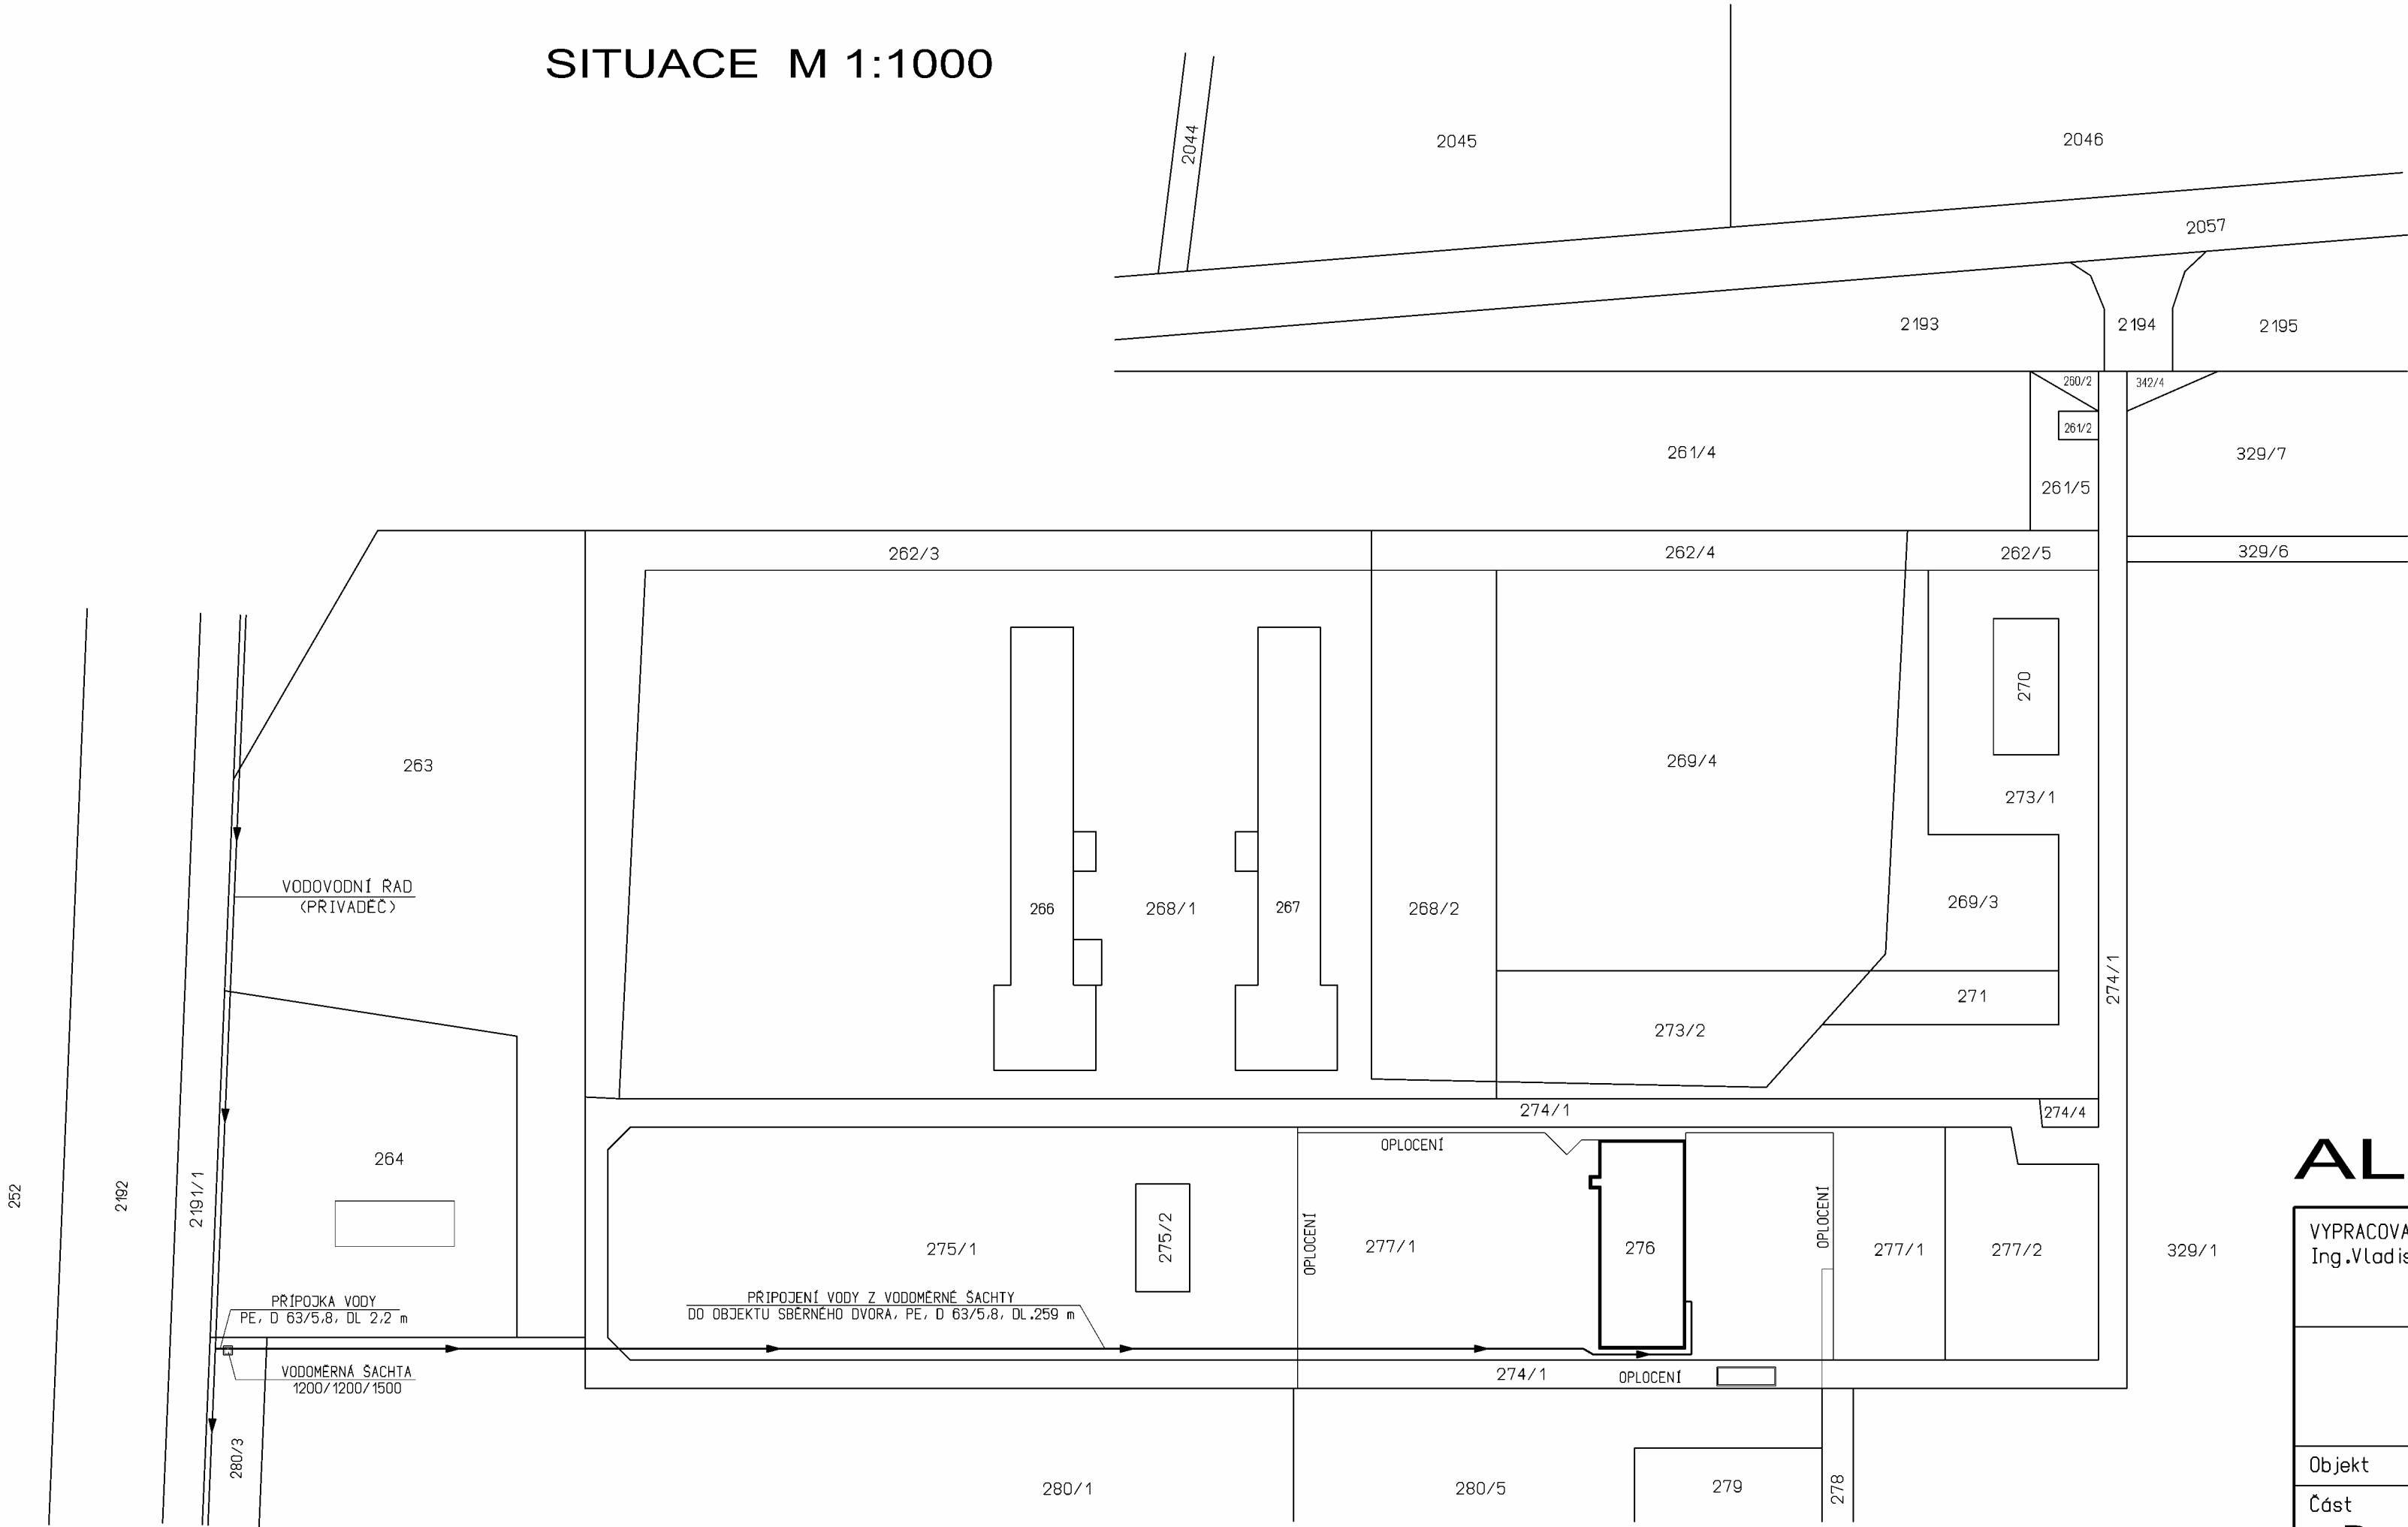

ALLPLAN 2017

VYPRACOVAL Ing.Vladislav ŠKAREK		ZODPOVĚDNÝ PROJEKTANT Ing.Vladislav ŠKAREK	INVESTOR Obec Velký Karlov Velký Karlov 68 671 28 Jaroslavice IČ 00637076	Ing.Vladislav ŠKAREK projekční kancelář Komenského 242,Šanov tel. 606 729 943 IČO 133 988 14	
SBĚRNÝ DVŮR VELKÝ KARLOV				Formát	2 A4
				Datum	8/2017
				Účel	DPVD
Objekt	SO 03 - PŘÍPOJKA VODY			Č.Zakázky	1399/2016
Část D	Stavební řešení SITUACE			Měřítko 1:1000	Č.Výkresu 1