



VODOMĚRNÁ ŠACHTA M 1:25


PŮDORYS

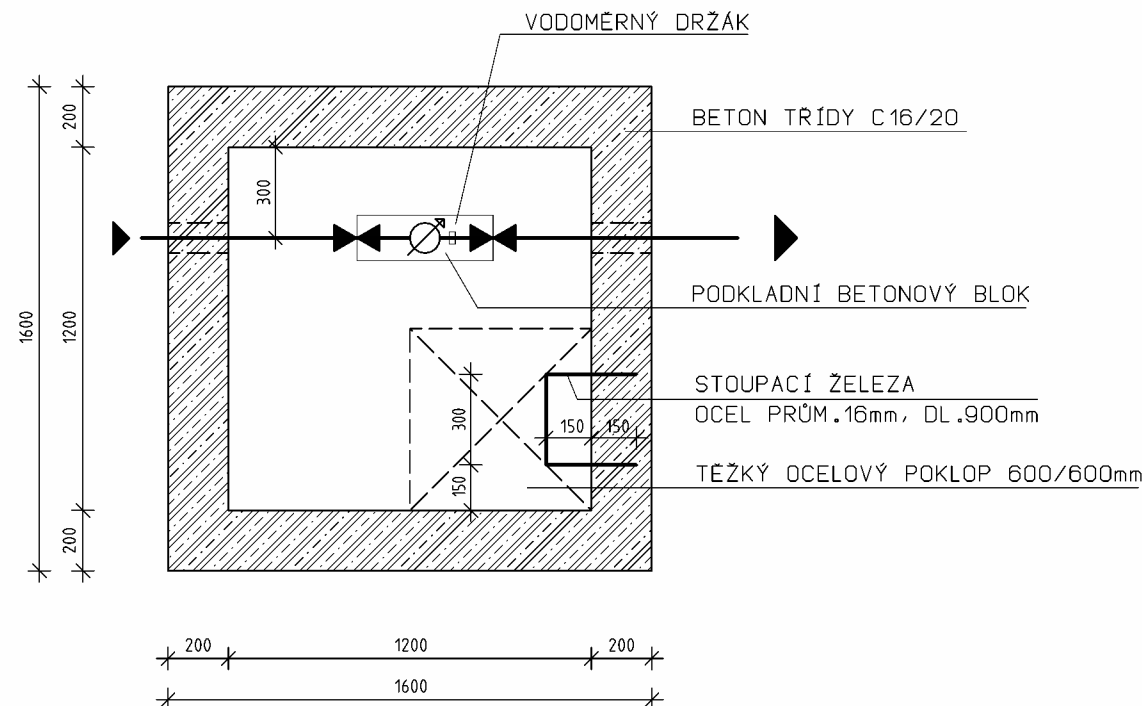

ŘEZ

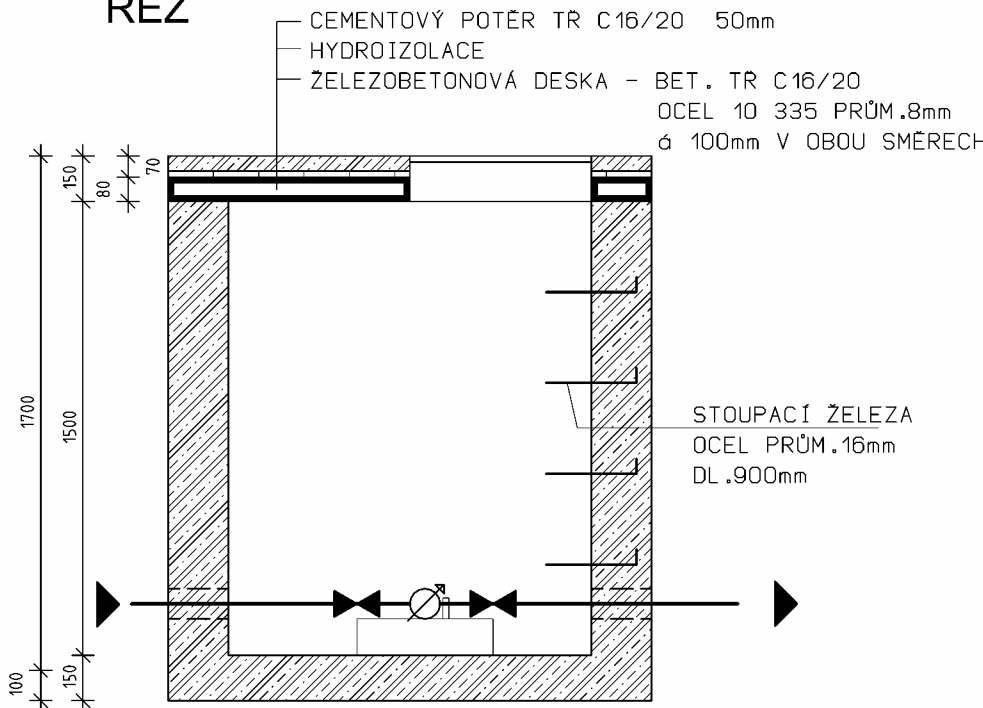

SCHEMA ZAPOJENÍ VODOMĚRNÉ SESTAVY

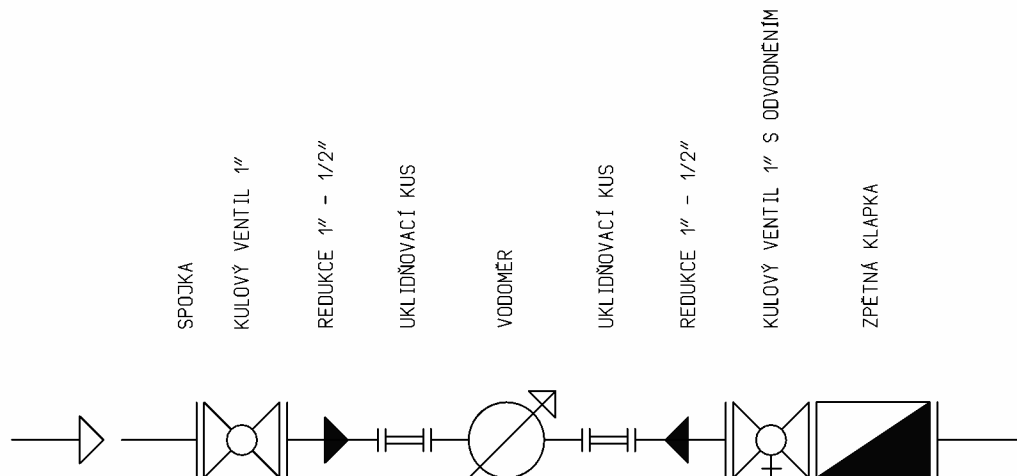

ALLPLAN 2017


VYPRACOVAL Ing.Vladislav ŠKAREK		ZODPOVEDNÝ PROJEKTANT Ing.Vladislav ŠKAREK		INVESTOR Obec Velký Karlov Velký Karlov 68 671 28 Jaroslavice IČ 00637076		Ing.Vladislav ŠKAREK projekční kancelář Komenského 242.Sanov tel. 606 729 943 IČO 133 988 14	
SBĚRNÝ DVŮR VELKÝ KARLOV						Formát	2 A4
						Datum	8/2017
						Účel	DPVD
Objekt	SO 03 - PŘÍPOJKA VODY					Č.Zakázky	1399/2016
Část D	Stavební řešení VODOMĚRNÁ ŠACHTA					Měřítko 1:25	Č.Výkresu 2

V/Š = 297 / 420 (0.12m2)

Allplan 2017

PŘÍPOJKA VODY M 1:25

VZOROVÝ PŘÍČNÝ ŘEZ

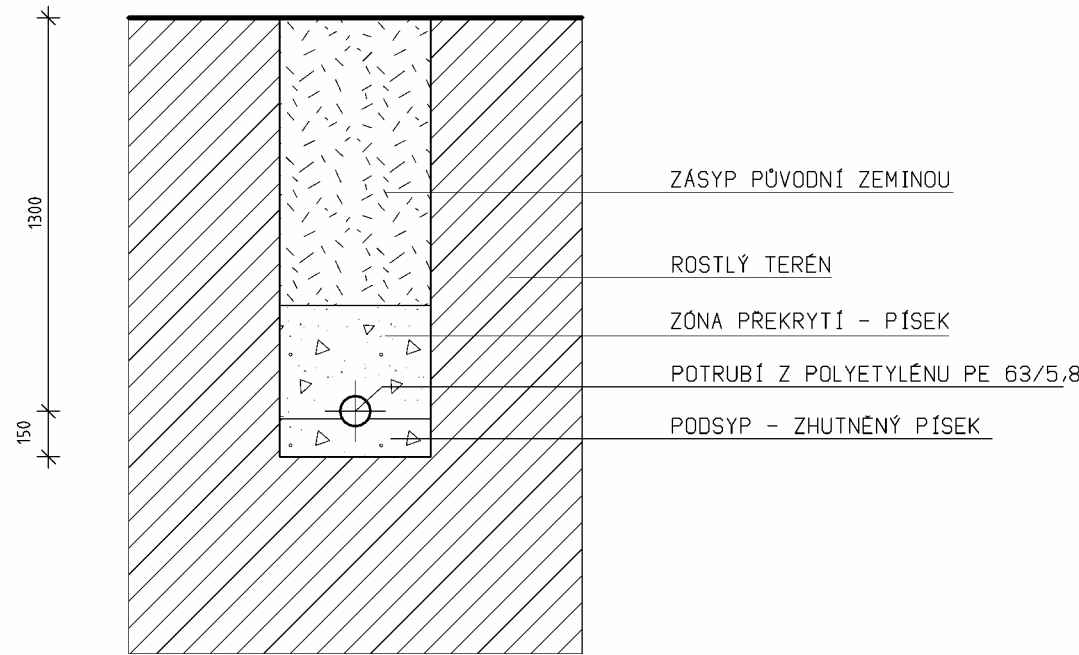

ALLPLAN 2017

VYPRACOVAL Ing.Vladislav ŠKAREK		ZODPOVĚDNÝ PROJEKTANT Ing.Vladislav ŠKAREK		INVESTOR Obec Velký Karlov Velký Karlov 68 671 28 Jaroslavice IČ 00637076		Ing.Vladislav ŠKAREK projektční kancelář Komenského 242.Sanov tel. 606 729 943 IČO 133 988 14	
SBĚRNÝ DVŮR VELKÝ KARLOV						Formát	A4
						Datum	8/2017
						Účel	DPVD
Objekt	SO 03 - PŘÍPOJKA VODY				Č.Zakázky	1399/2016	
Část D	Stavební řešení PŘÍČNÝ ŘEZ - VZOROVÝ				Měřítko 1:25	Č.Výkresu 3	

V/Š = 297 / 210 (0.06m2)

Allplan 2017

ALLPLAN 2017

VYPRACOVAL Ing.Vladislav ŠKAREK		ZODPOVĚDNÝ PROJEKTANT Ing.Vladislav ŠKAREK		INVESTOR Obec Velký Karlov Velký Karlov 68 671 28 Jaroslavice IČ 00637076		Ing.Vladislav ŠKAREK projektční kancelář Komenského 242.Sanov tel. 606 729 943 IČO 133 988 14	
SBĚRNÝ DVŮR VELKÝ KARLOV						Formát	A4
						Datum	8/2017
						Účel	DPVD
Objekt	SO 01 - OPLOCENÍ					Č.Zakázky	1399/2016
Část D	Stavební řešení SCHEMA NAVRTÁVKY					Měřítko	Č.Výkresu 4

V/Š = 297 / 210 (0.06m2)

Allplan 2017