


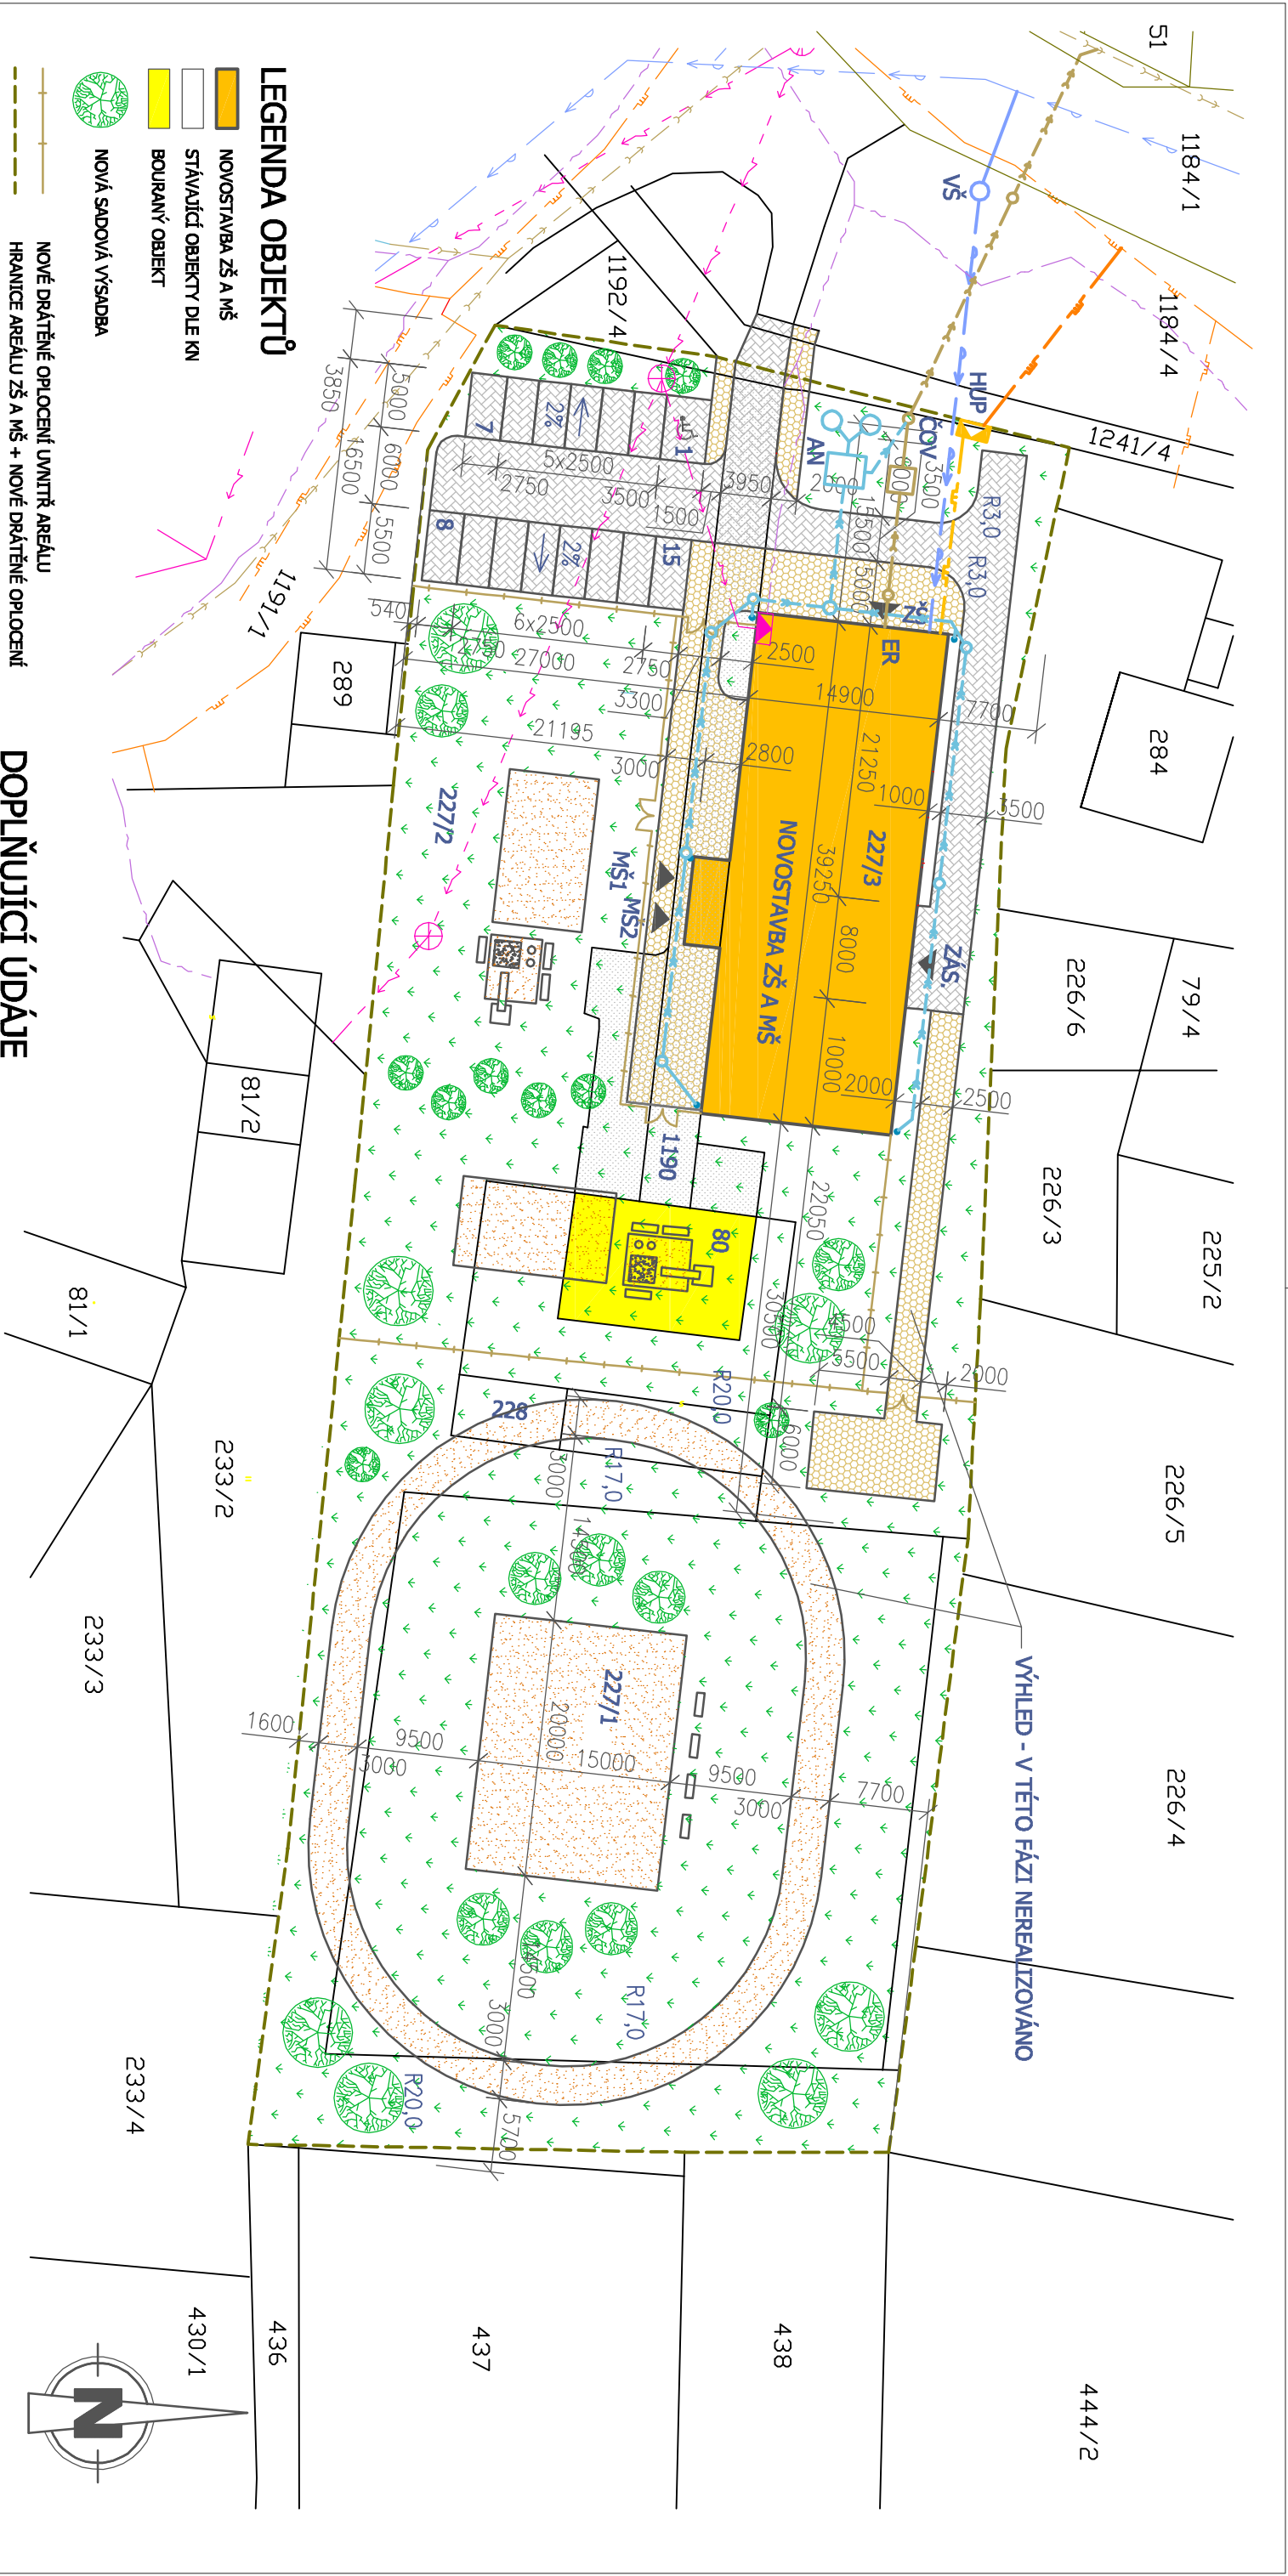

LEGENDA OBJEKTŮ

- NOVOSTAVBA ZŠ A MŠ
- STÁVAJÍCÍ OBJEKTY DLE KN
- BOURANÝ OBJEKT
- NOVÁ SADOVÁ VÝSADBA

LEGENDA SÍTÍ

- STÁVAJÍCÍ STAV
- VEŘEJNÝ VODOVOD
- MADEMNÍ SILOVÉ VEDENÍ - NN
- VEŘEJNÝ PLYNOVOD - STL
- VEŘEJNÁ SPLAŠKOVÁ KANALIZACE
- SDĚLOVACÍ VEDENÍ - OPTICKÝ KABEL

PŘÍPOJKY

- ZEMNÍ PŘÍPOJKA EL. EN. - NN (NENÍ PŘEDMĚTEM PD)
- PŘÍPOJKA SPLAŠKOVÉ KANALIZACE - PVC DN 200
- VNITŘNÍ DEŠŤOVÁ KANALIZACE - PVC DN 125 a 150
- VODOVODNÍ PŘÍPOJKA - HDPE DN 32
- NTL PLYNOVODNÍ PŘÍPOJKA - PE DN 32

DOPLNŮJÍCÍ ÚDÁJE

- NOVOSTAVBA ZÁKLADNÍ A MATEŘSKÉ ŠKOLY
- BUDOVA ZDĚNÁ ATYPICKÁ
- SEDILOVÁ STŘECHA - VÝŠKA HŘEBENE +10,980 m (OD PODLAHY 1NP)
- CELKOVÁ PLOCHA STAVEBNÍCH POZEMKŮ: 6783,0 m2
- ZASTAVĚNÁ PLOCHA: 604,0 m2
- NEZASTAVĚNÁ PLOCHA: 6179,0 m2
- KATASTRÁLNÍ ÚZEMÍ MOŠŇOV

LEGENDA ZPEVNĚNÝCH PLOCH

- STÁVAJÍCÍ ČÁSTEČNĚ ZPEVNĚNÉ PLOCHY - ŠTĚRK (CCA 400 m2) - ODSTRANIT
- NOVÉ POCHŮZNĚ ZPEVNĚNÉ PLOCHY (CHODNÍK) - ŽULOVÉ KOSTKY (473,9 m2)
- NOVÉ POJÍZDNÉ ZPEVNĚNÉ PLOCHY - ŽULOVÉ KOSTKY (633,7 m2)
- 15 ODSTAVNÝCH STÁNÍ (1 PRO INVALIDY)
- NOVÉ ČÁSTEČNĚ ZPEVNĚNÉ PLOCHY (BĚŽECKÁ DRÁHA, HRŠTĚ) - ANTIUKA (898,0 m2)

Zodpovědný projektant:		Vyracoval:		Kreslil:	
Ing. Petr Zavadil		Ing. Petr Zavadil		Ing. Karel Chadima	
Kroj: Moravskoslezský		Místo: Mošňov, parc. č. 227/3, 1190 a st. 80, k.ú. Mošňov			
Investor: Obec Mošňov, čp. 175, 742 51 Mošňov		Účel projektu: DPS			
Název stavby: ZAKLADNÍ ŠKOLA A MATEŘSKÁ ŠKOLA, OBEC MOŠŇOV		Datum: 1/2014			
		Číslo archivní/zakázky: 19/14-S			
		Verze tisku: V1.00			
		Formát výkresu: 2 A4			
Obec výkresu: KOORDINAČNÍ SITUACE		Měřítko: 1:500		Číslo výkresu: C.3	

SPZ DESIGN, s.r.o.

Šternberská 73/8

779 00 Olomouc - Týnec

tel: 278 31 1133

email: spzdesign@seznam.cz

web: www.spzdesign.cz