


PŮDORYS 1NP - POŽÁRNĚ-BEZPEČNOSTNÍ ŘEŠENÍ - MĚŘÍTKO 1:100

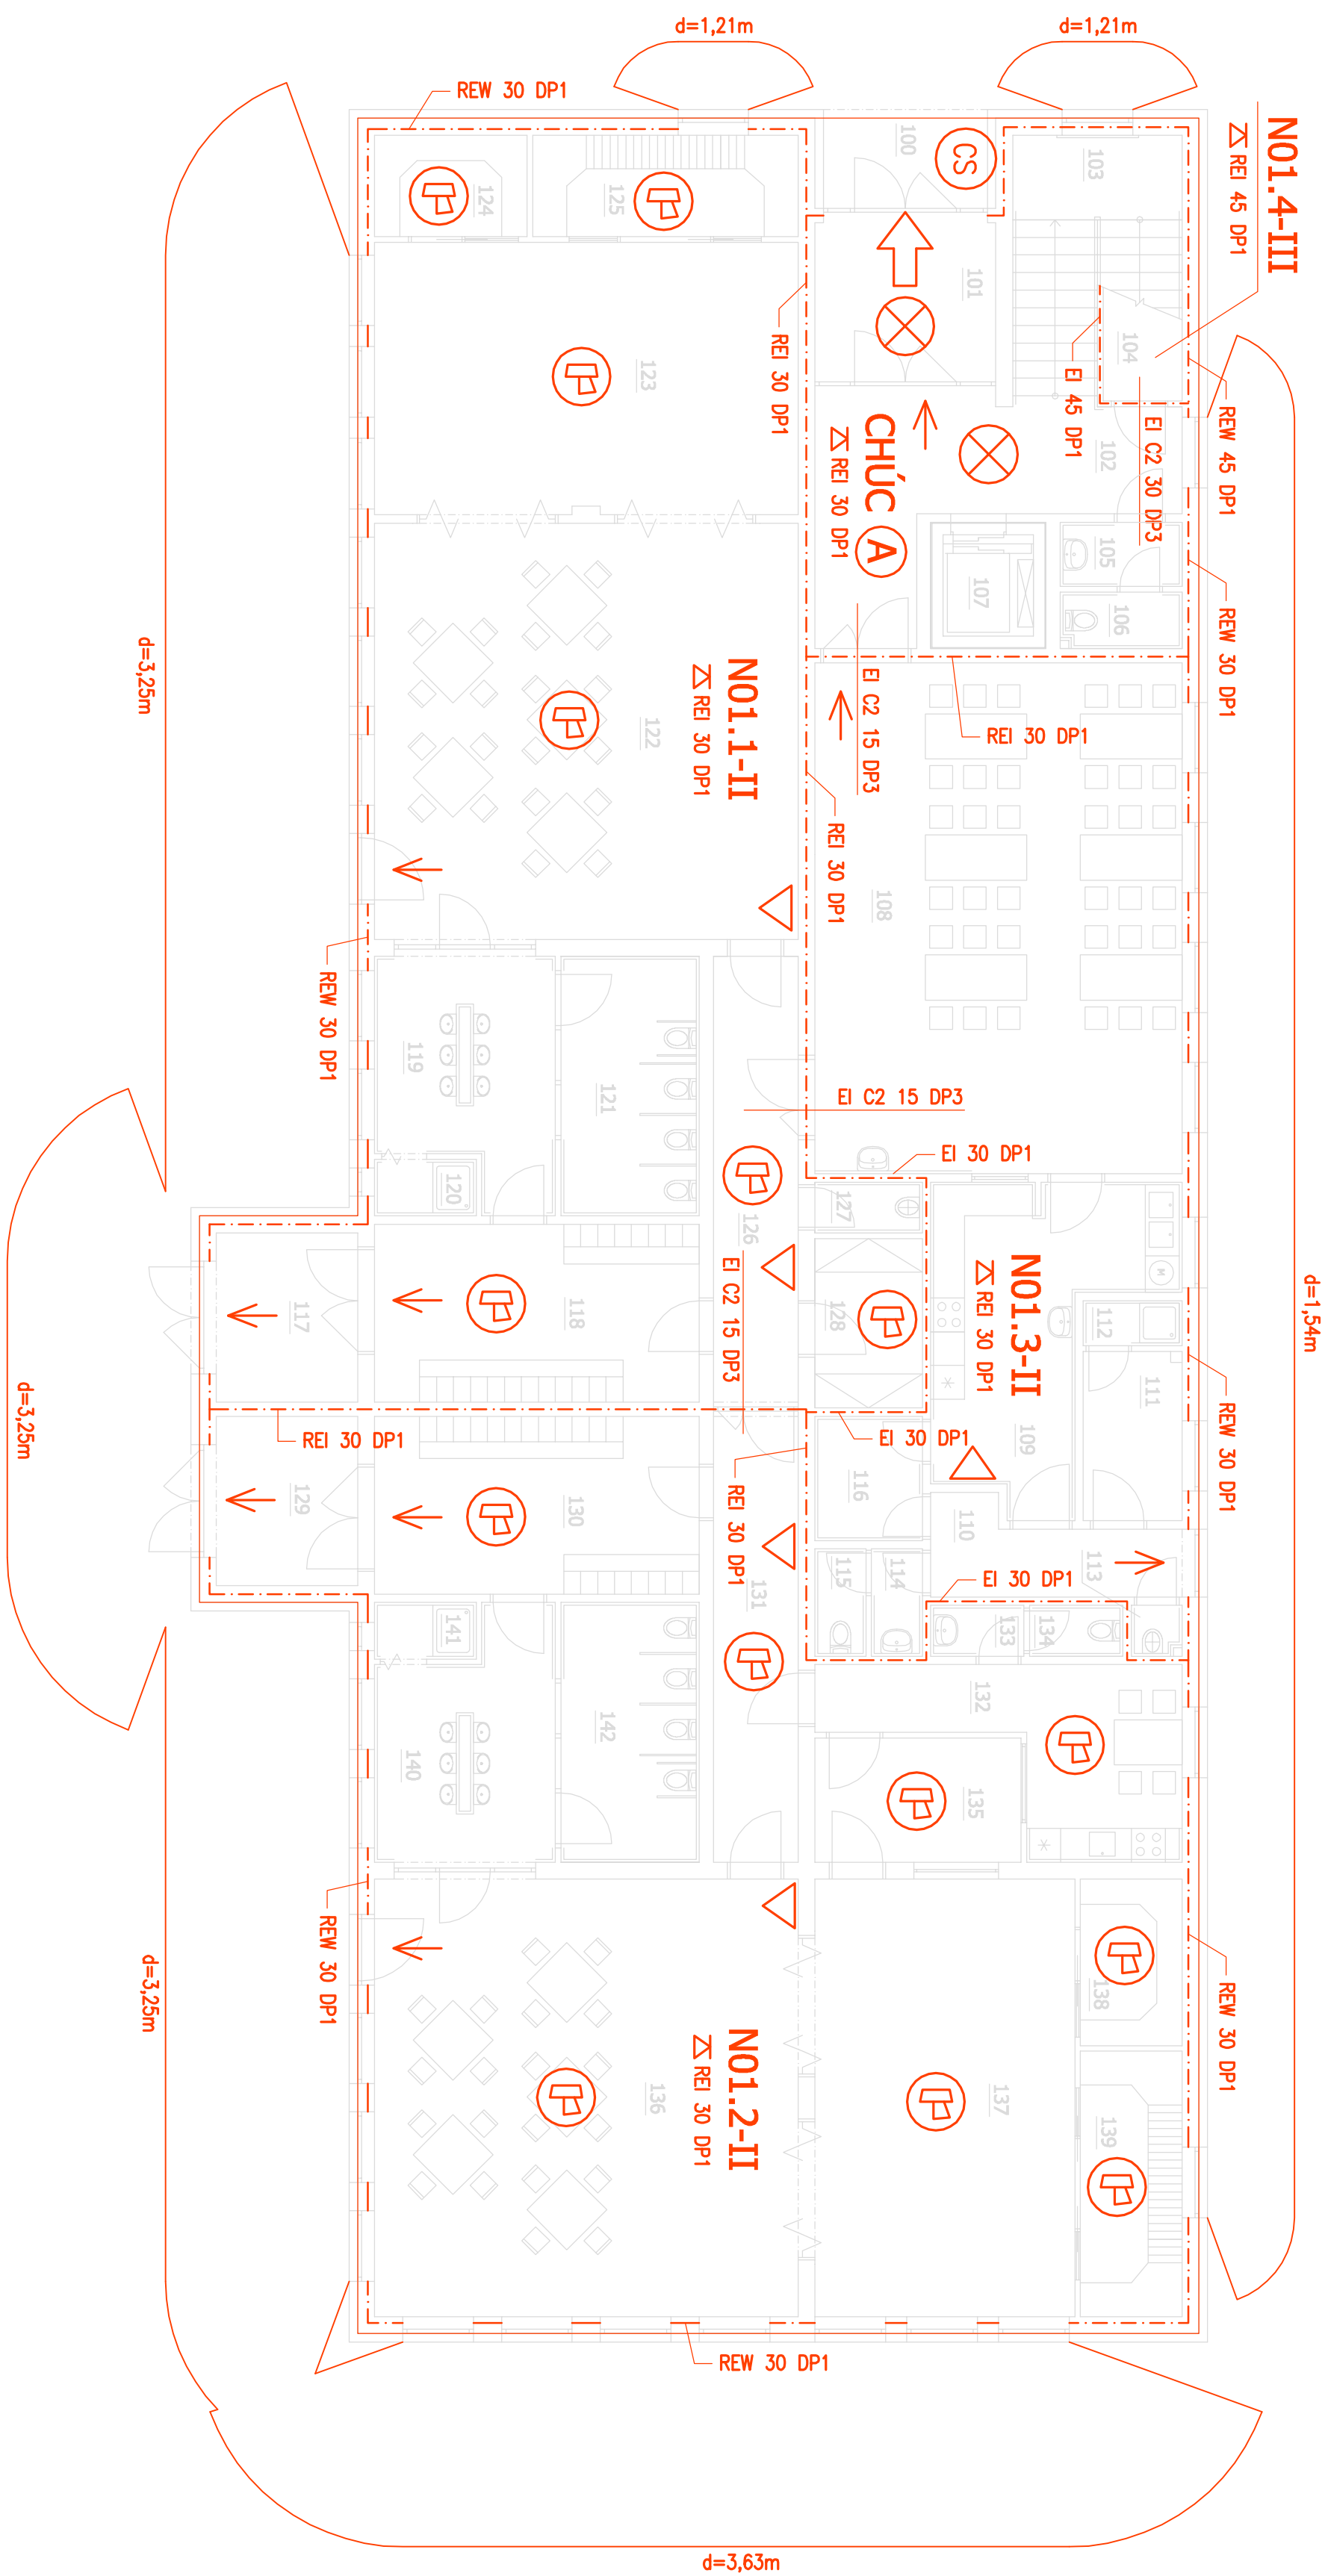

LEGENDA

- AUTONOMNÍ HLÁŠIČ KOUŘOVÝCH ZPLODIN
- PŘENOSNÝ HASIČ PŘÍSTROJ
- NOUZOVÉ OSVĚTLENÍ
- CENTRAL STOP



Zodpovedný projektant:	Vypracoval:	Kreslil:
Ing. Petr Zavadiľ	Ing. Petr Zavadiľ	Ing. Karel Chadima
Kraj: Moravskoslezský		
Miesto:	Mošnov, parc. č. 227/3, 1190 a st. 80, k.ú. Mošnov	
Investor:	Obec Mošnov, čp. 175, 742 51 Mošnov	
Nazov stavby:	ZÁKLADNÍ ŠKOLA A MATEŘSKÁ ŠKOLA, OBEC MOŠNOV	
Oblasť výkresu:	PŮDORYS 1NP - POŽÁRNĚ-BEZP. ŘEŠENÍ	
SPZ DESIGN, s.r.o. Šternberská 73/6 779 00 Olomouc - Třineček IČ: 278 31 132 e-mail: spzdesign@seznam.cz tel.: +420 585 441 11 web: www.spzdesign.cz		
Jméno projektu:	DPS	
Datum:	1./2014	
Cílelo archivu/zakázky:	19/14-S	
Verze tisků:	V1.00	
Fornit. výkresu:	4 A4	
Měřítko:	Číslo výkresu: 1:100 D.1.3b-2	