


PŮDORYS 1NP - SCHÉMA ROZVODŮ ZTI - MĚŘÍTKO 1:50

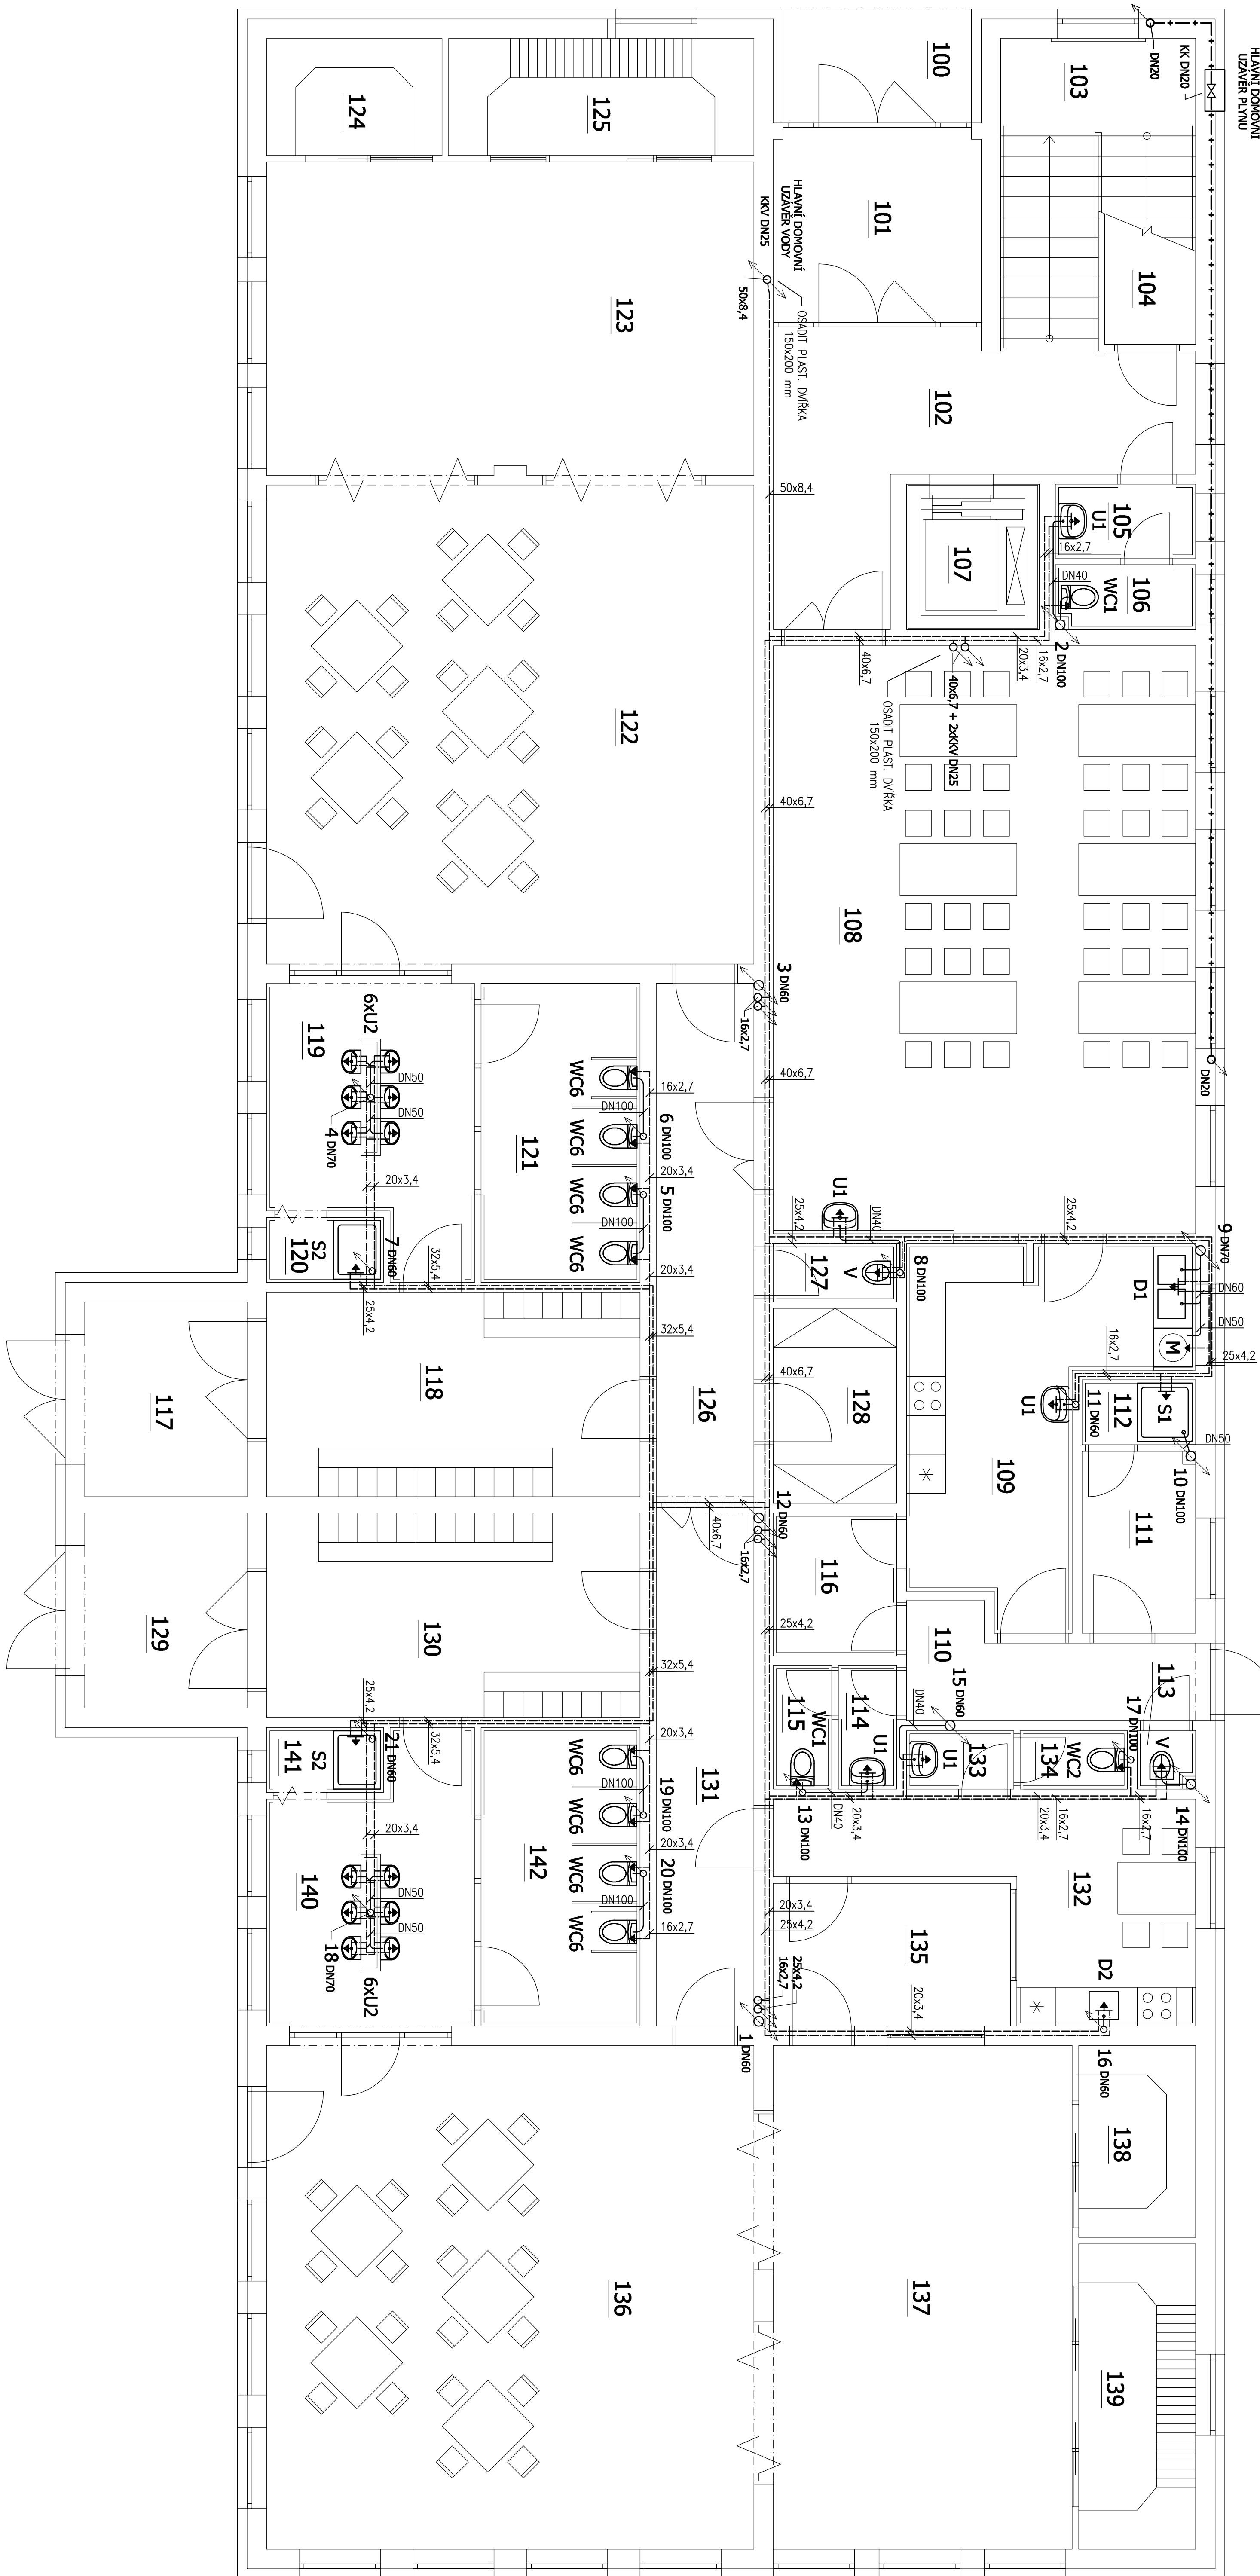

LEGENDA SYMBOLŮ

- STUDENÁ VODA - PPR PN 20
TEPLÁ VODA - PPR PN 20
PŘÍPOJOVACÍ POTRUBÍ SPLAŠKOVÉ KANALIZACE - PPR
VNITŘNÍ ROZVODY PLYNU - OC, BEZESVÁ TRUBA
+ —

[illegible]