


PŮDORYS 1NP - SCHÉMA ELEKTROINSTALACÍ - MĚŘÍTKO 1:50

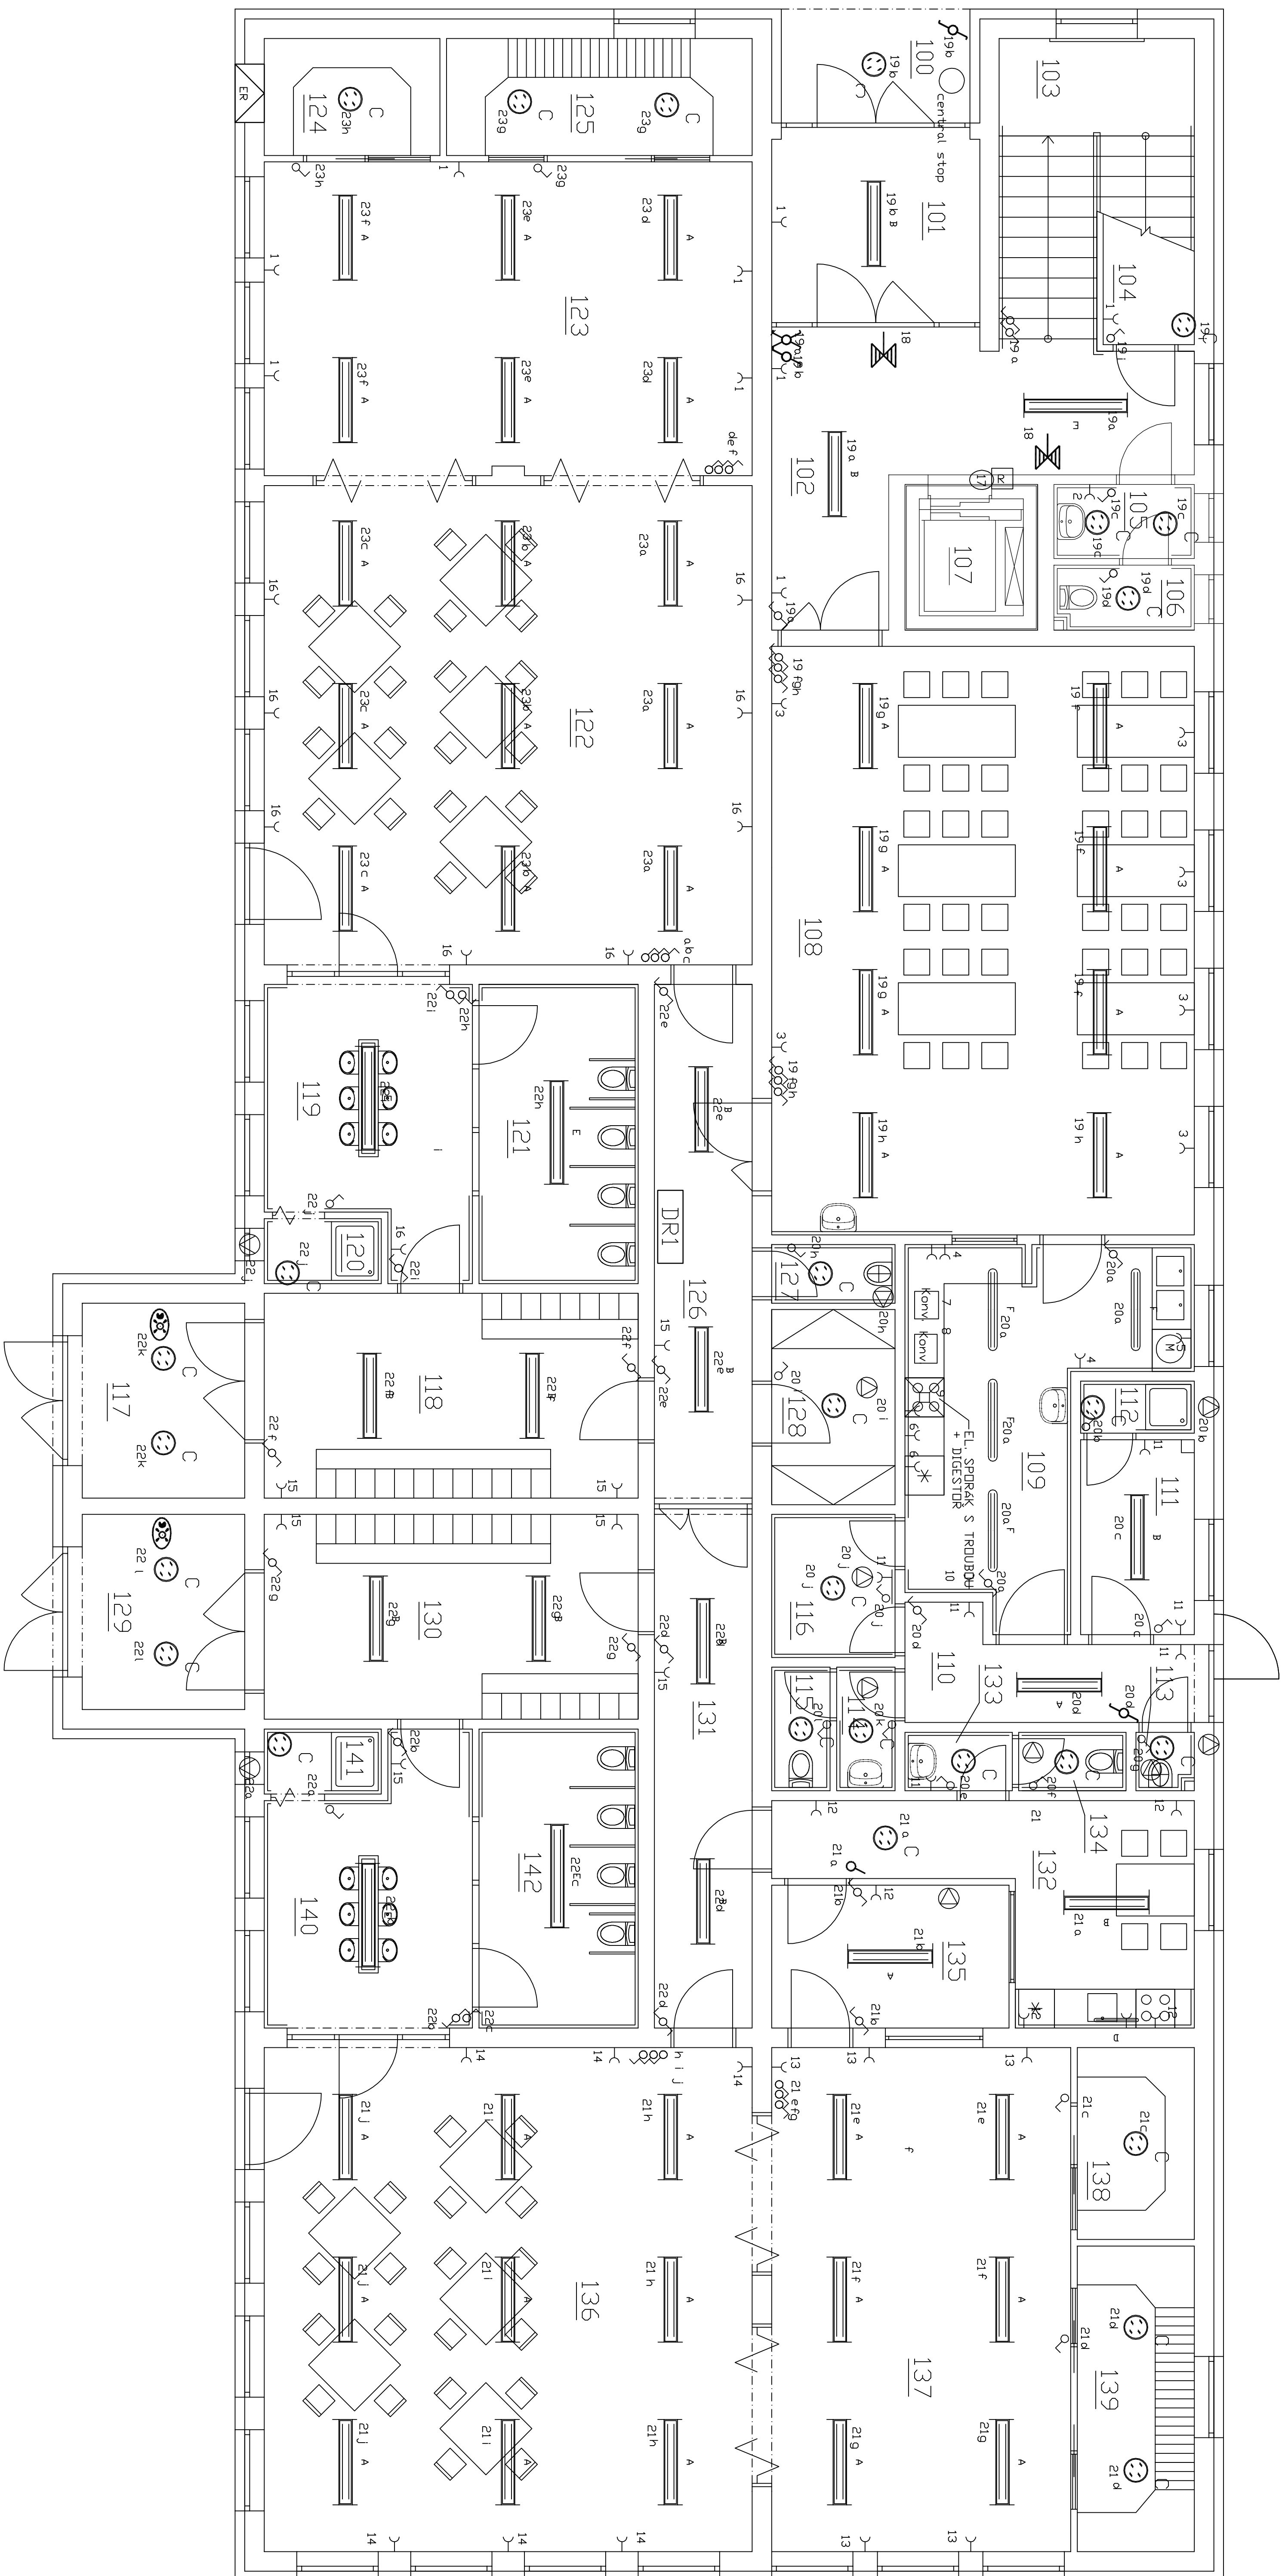

LEGENDA SVÍTIDEL

[illegible]

 
LEGENDA SYMBOLŮ



ELEKTROMĚROVÝ ROZVADĚČ



**VYPÍNAČ - JEDNOPÓLOVÝ
VYPÍNAČ - VÍCEPÓLOVÝ**



ZÁSUVKA (230 V)




DOMOVNÍ ROZVADĚČ



**AXIÁLNÍ KOUPELNOVÉ VENTILÁTORY DN100 A DN150
OSAŽENÝ V POTRUBÍ**

POZNÁMKA

- KOUPELNOVÉ VENTILÁTORY BUDOU NAPOJENY NA VYPÍNAČE OSVĚTLENÍ V PŘÍSLUŠNÝCH VĚTRANÝCH MÍSTNOSTECH A BUDOU MÍT DOJEZD 60S PO VYPNUTÍ SVĚTLA

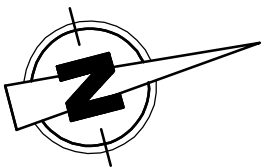

Zakazník/projektant:	Ing. Petr Zarellí	Ing. Karel Čadimra	SP7 DESIGN SP7 DESIGN, s.r.o. IČO: 252 22 111 DIČ: CZ25222111 779 00 Dobruška - Týnsko 779 00 Dobruška - Týnsko tel.: 385 559 411 fax: 385 559 412 e-mail: info@sp7design.cz web: www.sp7design.cz
Název projektu:	Mikroelektronický		
Místo:	Mošov, parc. č. 227/3, 1198 a ze. 8/4, Mošov		
Objednatel:	Obec Mošov, čp. 175, 748 51 Mošov		
Dál projektant:	DPS		
Datum:	1/2014		
Stupeň zpracování:	191/45		
Výzva:	V1,00		
Formát výstupu:	10 A4		
Měřítko:	1:50		
D.1.4b-2	D.1.4b-2		
ZAKLADNÍ ŠKOLA A MATEŘSKÁ ŠKOLA, OBEC MOŠOV			
PŮDOR S INP - SCHÉMA ELEKTROINSTALACÍ			
Označ. výstupu:			