
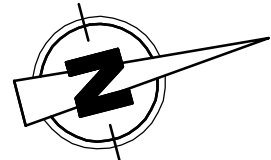


PŮDORYS 2NP - SCHÉMA ROZVODŮ VZT - MĚŘÍTKO 1:50

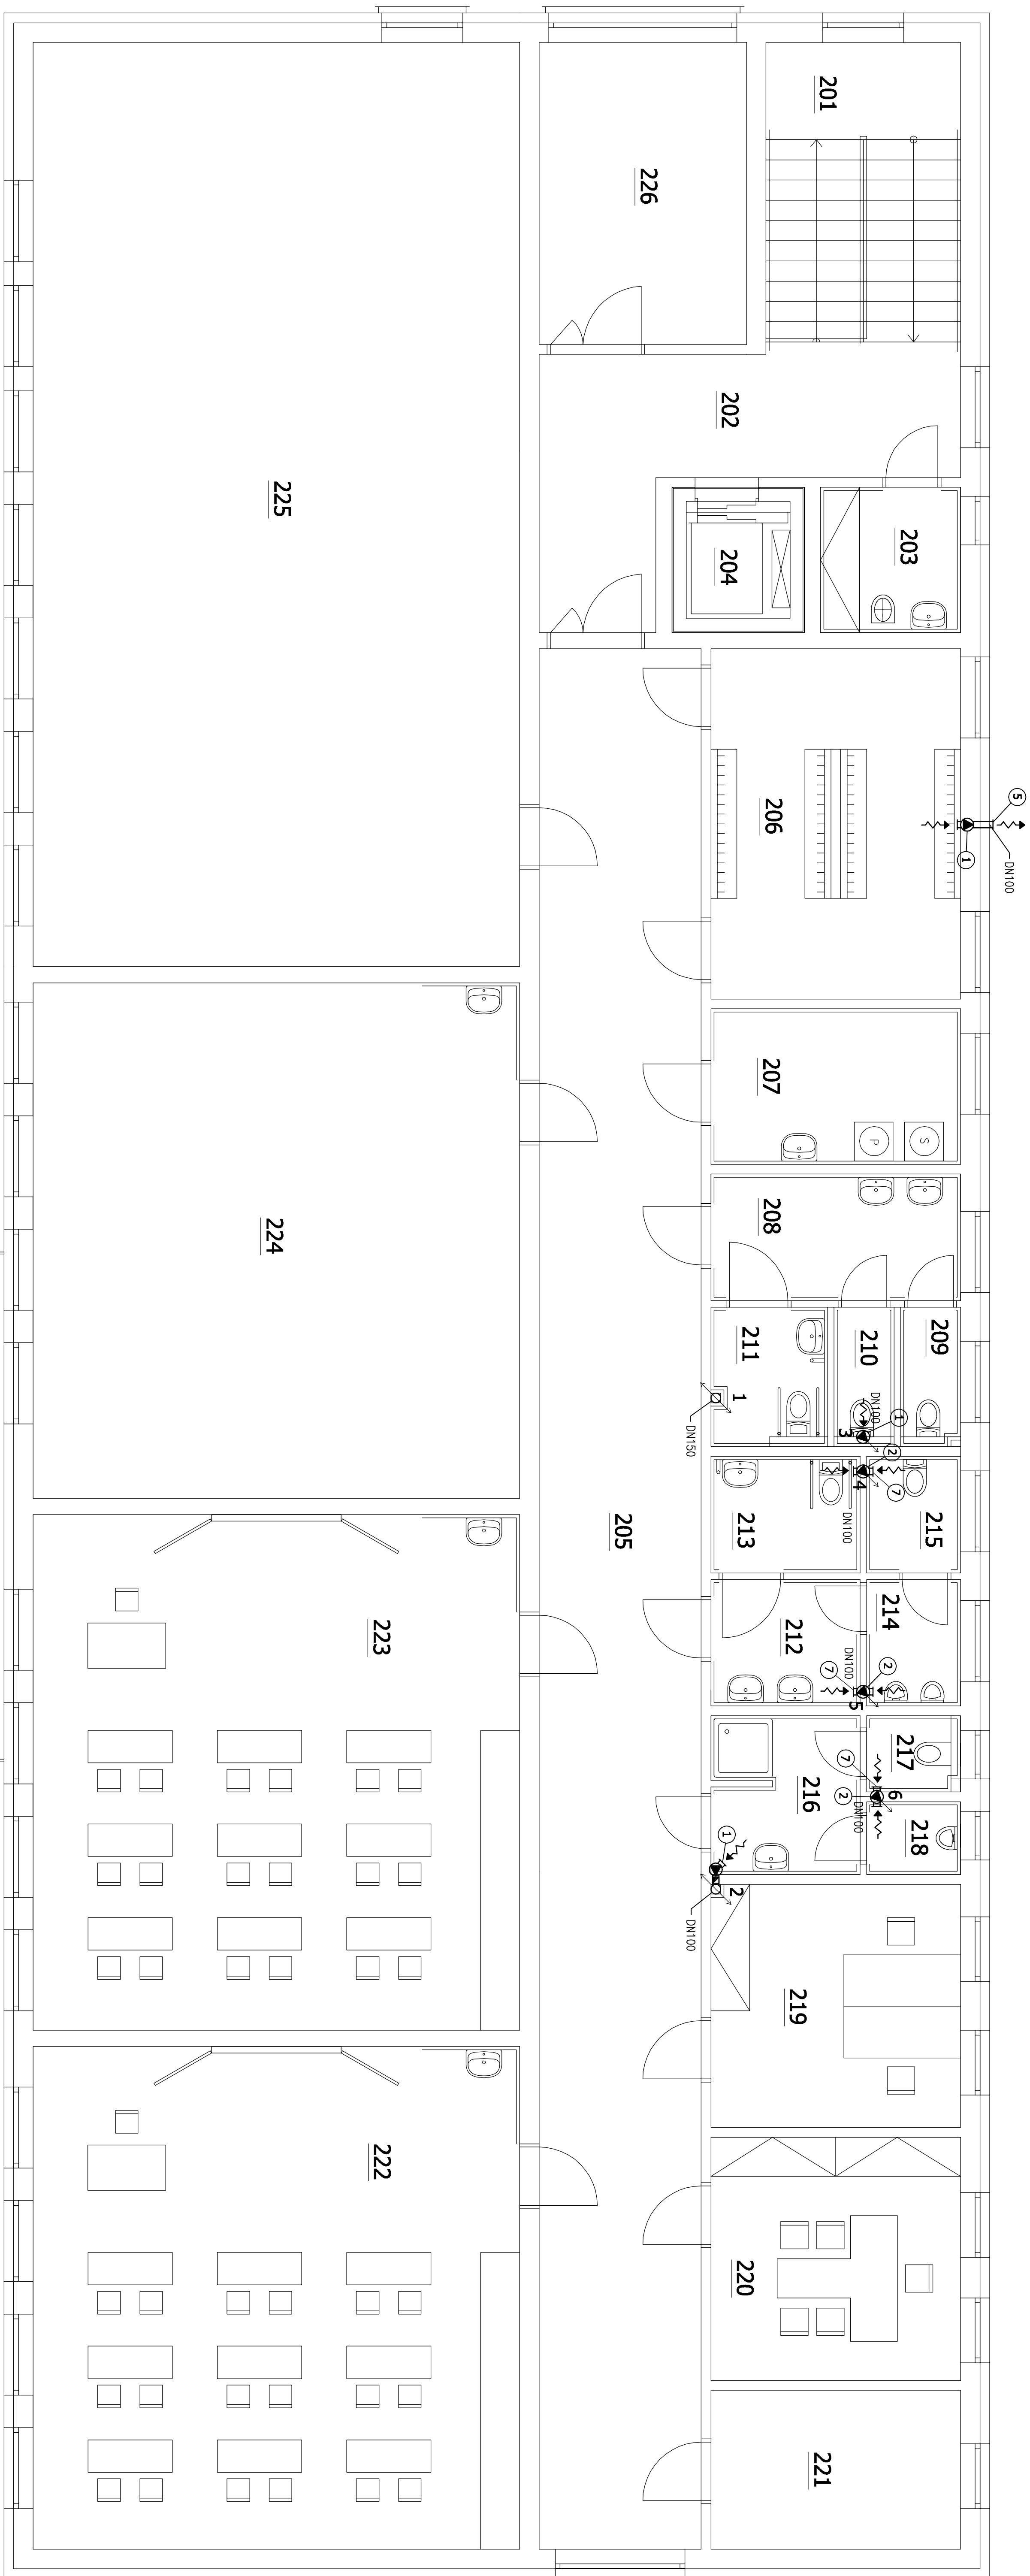

LEGENDA

- 


- VZT POTRUBÍ • KRUHOVÉ HLINÍKOVÉ ZAKONČENO PLASTOVÝM
 KRUHEM NĚŽJÁKOVÍ
- AKUÁLNÍ POTRUBÍ (KOUPELOVÉ) VENTILÁTORY
- ZPĚTNÁ KLAPKA

POZNÁMKA

- VENTILÁTOR BUDOU NAROVNAN NA VÝKONNÉ OSVĚTLENÍ V PŘÍSLUŠNÝCH VĚTRÁKOVÝCH MÍSTNOSTECH A BUDOU MŮŽE DOZED 666 PO VYPNUTÍ SVĚTLA MÍSTNOSTI Č. 209, 210, 211, 213 A 215 BUDOU POUKOT DVOJICE VENTILÁTORŮ PODLAHOVÉ VĚTRÁKY PO CELOU DLOUŽI VYUŽÍVAT.
- UŽ V POTRUBÍ BUDU ZAVĚŠENO DVOU STROHEM POMOC SYSTÉMOVÝCH ÚČETNÍ PRO KRUHOVÉ POTRUBÍ PO CCA 1 m
- STROPAKÉ POTRUBÍ Č. 6 BUDU V PLOŠIN PŘESTORU NAROVNANO NA POTRUBÍ Č. 3 A STROPAKÉ POTRUBÍ Č. 6 BUDU V PLOŠIN PŘESTORU NAROVNANO NA POTRUBÍ Č. 5 (ZABÝVÁ OMEZENÍ POTRUBÍ PROSTORU BYL BYL STŘEDNÍ KRYTINU)
- LEBĚDNA VZT. PRÁVŮ VZT. SAMOSTATNÝ VÝKRES

ZAKLADNÍ ŠKOLA A MATEŘSKÁ ŠKOLA, OBEC MOŠŇOV Obecní úřad PŮBOŘSKÝ ZNP - SCHÉMA ROZVODŮ VZT		SPZ DESIGN, s.r.o. Sečská 216 779 02 Chrást - Týnsko IČO: 252 150 411 DIČ: CZ252150411 web: www.spzdesign.cz	
Zadávací předpis: Ing. Petr Zvěnil	Ing. Petr Zvěnil	Ing. Karel Čadima	
Kód: Město: Mošňov Město: Mošňov	Adresa: Mošňov, parc. č. 227/3, 1180 a st. 60, k.ú. Mošňov		
Název projektu: Město: Mošňov	Název: Obec Mošňov, čp. 175, 742 51 Mošňov		
Datum: Všechny údaje /zadávací Všechny údaje: Termín: Převzetí	Dle přílohy: DPS	1/2014 191/45 V1.00 10.04	Dle výkresu: D.14-63
Náklady: 1,50			