
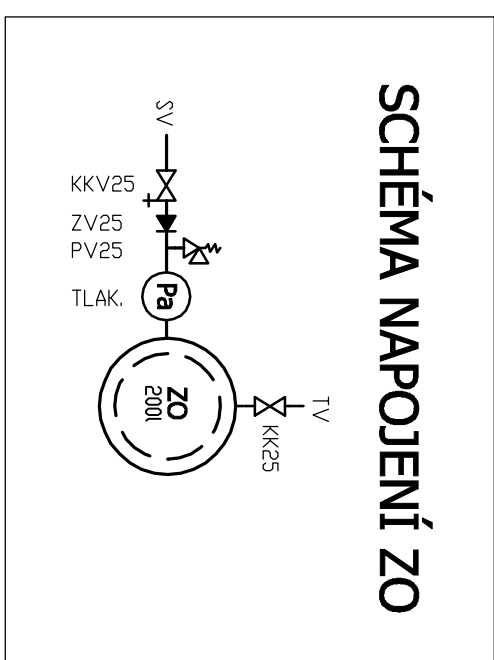


PŮDORYS 2NP - SCHÉMA ROZVODŮ ZTI - MĚŘÍTKO 1:50

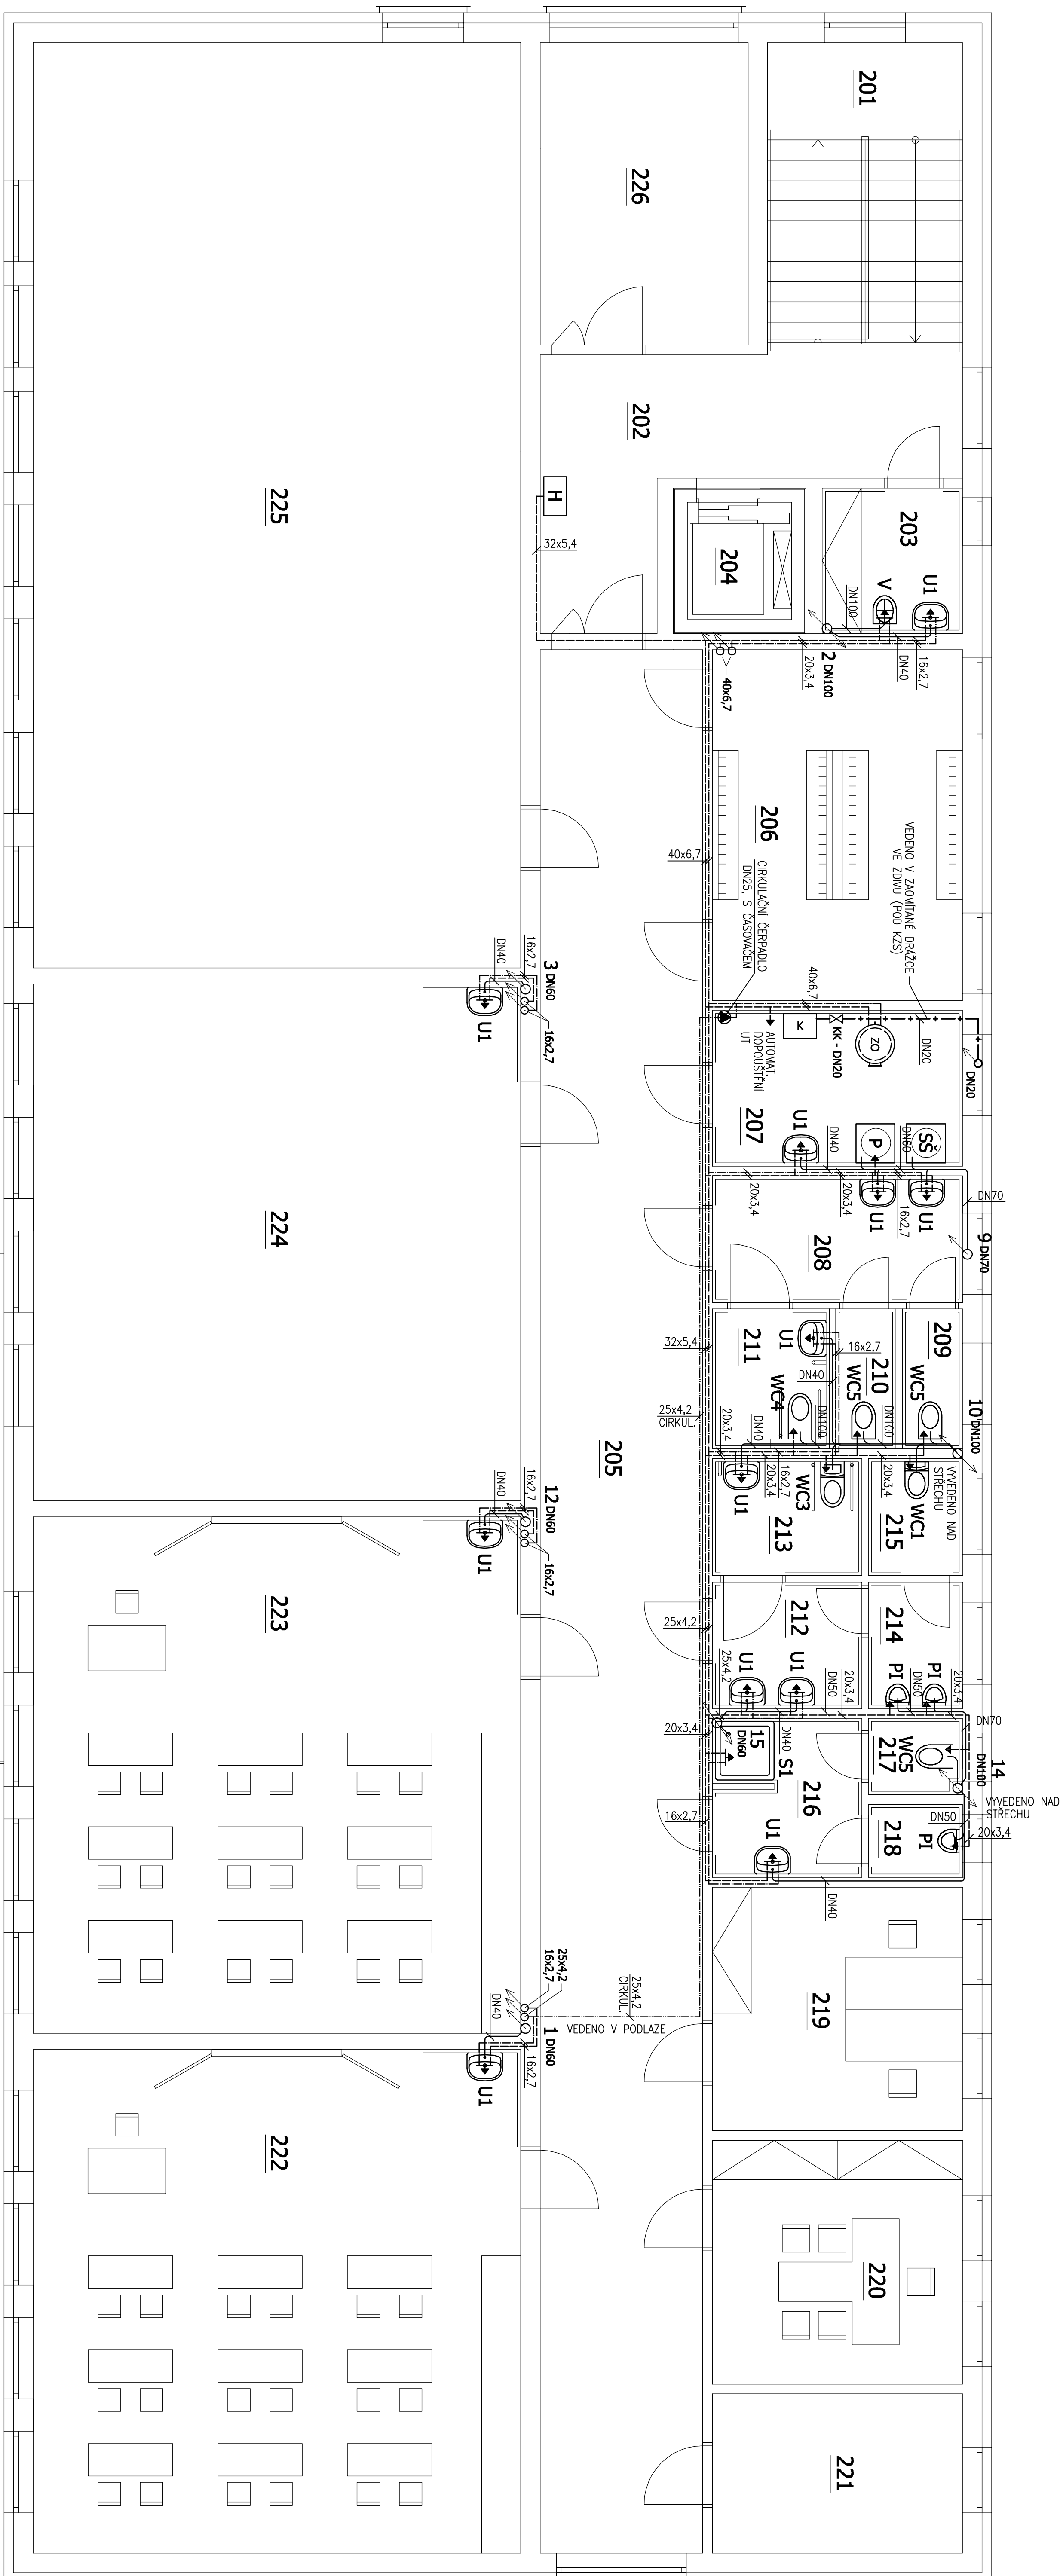

LEGENDA SYMBOLU

- STUDENÁ VODA - PPR PN 20
TEPLÁ VODA - PPR PN 20
CIRKULACE TV - PPR PN 20
PŘÍPOJOVACÍ POTRUBÍ SPLAŠKOVÉ KANALIZACE - PVC
VYTŘÍBŮ ROZVODY PLINU - OC. BEZESVÁ TRUBKA
+ —

NEPŘÍMOTOPNÝ ZÁSOBNÍKOVÝ OHŘÍVAČ TV - OBJEM 200l

NÁSTĚNNÝ PLYNOVÝ KONDENZAČNÍ KOTEL

- NUCENÝ ODTAH SPALIN - KOAX. ODKOUŘENÍ 60/125

[illegible]