


PŮDORYS 2NP - SCHÉMA ELEKTROINSTALACÍ - MĚŘÍTKO 1:50

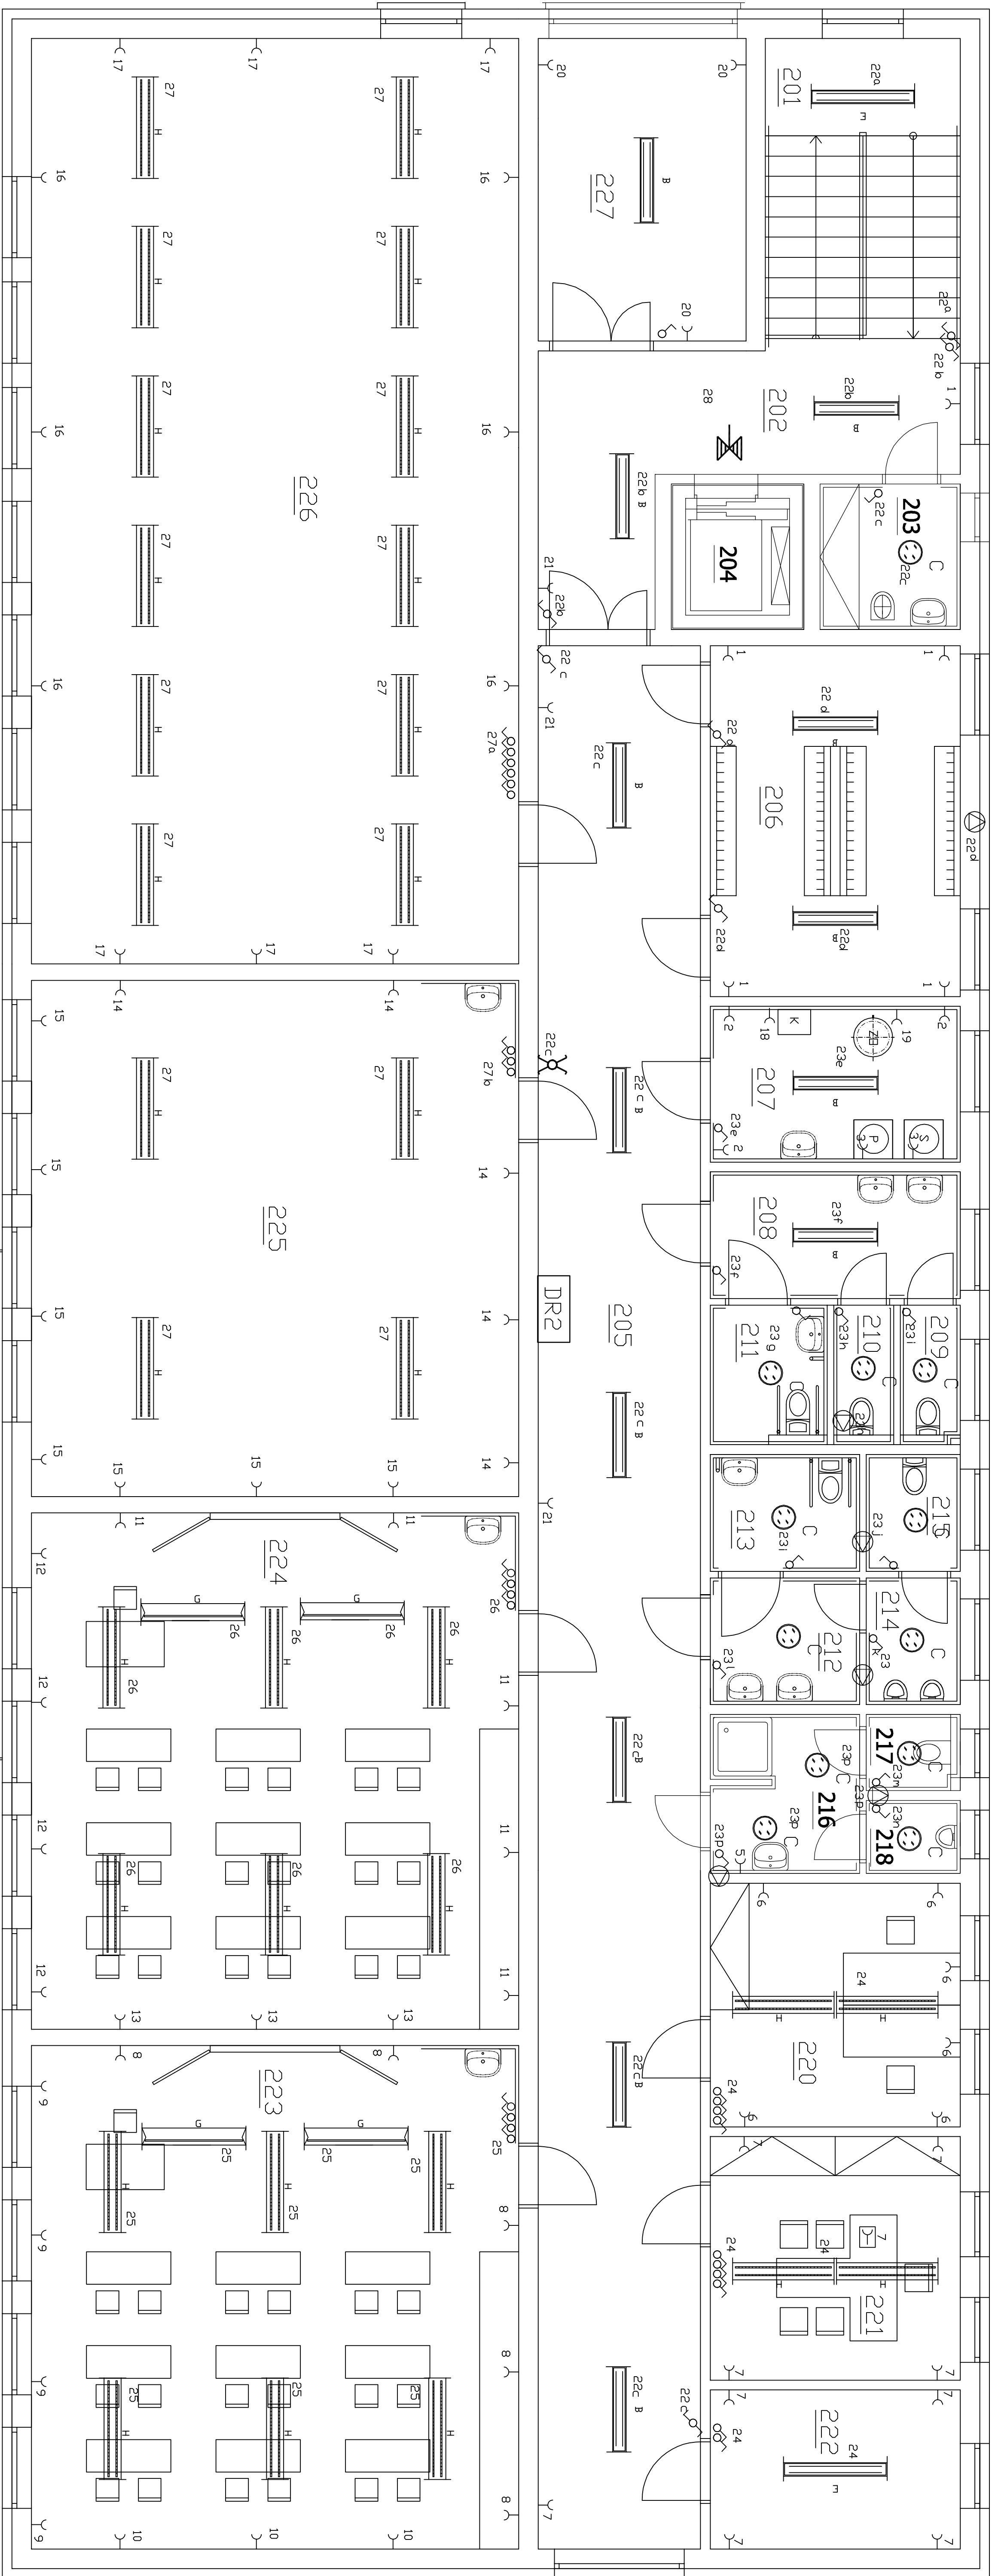

LEGENDA SVÍTIDEL

Číslo	Název	Krytí	Země
B	Záhlavní stropní s prismatickým krytím PPM, elektronický příst.	IP20	L 36 W/80 G13, 11W/ULX T8 Cool White 36 mm, 36W/335lm, 1000lm, 80
C	Přisazené světlo s PPM, krytím G24, 375	IP40	DD 18R30 G24-2, 20W/100lm, 80
E	Záhlavní stropní s prismatickým krytím PPM, elektronický příst.	IP20	L 36 W/80 G13, 11W/ULX T8 Cool White 36 mm, 36W/335lm, 1000lm, 80
G	SLIM LED spot, elektronický příst.	IP20	L 36 W/80 G13, 11W/ULX T8 Cool White 36 mm, 36W/335lm, 1000lm, 80
H	Záhlavní stropní s prismatickým krytím PPM, elektronický příst.	IP20	L 36 W/80 G13, 11W/ULX T8 Cool White 36 mm, 36W/335lm, 1000lm, 80
N1	Náhradní světlo LED, 3W/15lm, 1000lm, 80	IP42	L 36 W/80 G13, 11W/ULX T8 Cool White 36 mm, 36W/335lm, 1000lm, 80
N2	Náhradní světlo LED, 3W/15lm, 1000lm, 80	IP40	L 36 W/80 G13, 11W/ULX T8 Cool White 36 mm, 36W/335lm, 1000lm, 80

LEGENDA SYMBOLŮ

- VÝPÍNAČ - JEDNOFÁZOVÝ VÝPÍNAČ - VÝPÍNAČ
- ZÁSVIČKA (230 V)
- DOMOVNÍ ROZVADĚČ
- MÍSTNĚNÝ PLYNOVÝ KONDENZAČNÍ KOTEL
- REGULÁTORNÍ VÝKON 17 - 45 kW
- KOKA - ODKOUŘENÍ 60/125
- NEPŘÍMOTOPNÝ ZÁSOBNÍKOVÝ OHŘÍVAČ TV - OBJEK 2001
- ASIAVNÍ KOUPELNÍ VENTILÁTOR DN100 A DN150

POZNÁMKA

- KOUPELNÍ VENTILÁTOR BUDOU NÁROBNÝ NA VÝPÍNAČ OSVĚTLENÍ V PŘESLÝŠKOVÝCH VĚTRÁNÍCH MÍSTNOSTI A BUDOU MÍT DOJED 606 PO VYPNUTÍ SVĚTLA MÍSTNOSTI Č. 209, 210, 211, 213 A 215 BUDOU POMOCÍ DVOJICE VENTILÁTORŮ PODTLAKOVÉ VĚTRÁNY PO ČLOU DOBU VYČIŠŤOVÁNÍ

Zodpovědný projektant:	Kontrola:	Ing. Petr Závadil	Ing. Karel Chaludra
Ing. Petr Závadil	Ing. Karel Chaludra		
Kraj: Moravskoslezský	Město: Město, parc. č. 227/3, 1180 a st. 80, v.ú. Město		
Investor: Obec Město, čp. 173, 742 51 Město			
Název projektu:	Obec: Město		
ZAKLADNÍ ŠKOLA A MATEŘSKÁ ŠKOLA, OBEC MOŠŇOV			
PŮDORYS 2NP - SCHÉMA ELEKTROINSTALACÍ			
Měřítko: 1:50	D.1.4b-3		