


PŮDORYS STŘECHY - SCHÉMA HROMOSVODU

MĚŘÍTKO 1:100

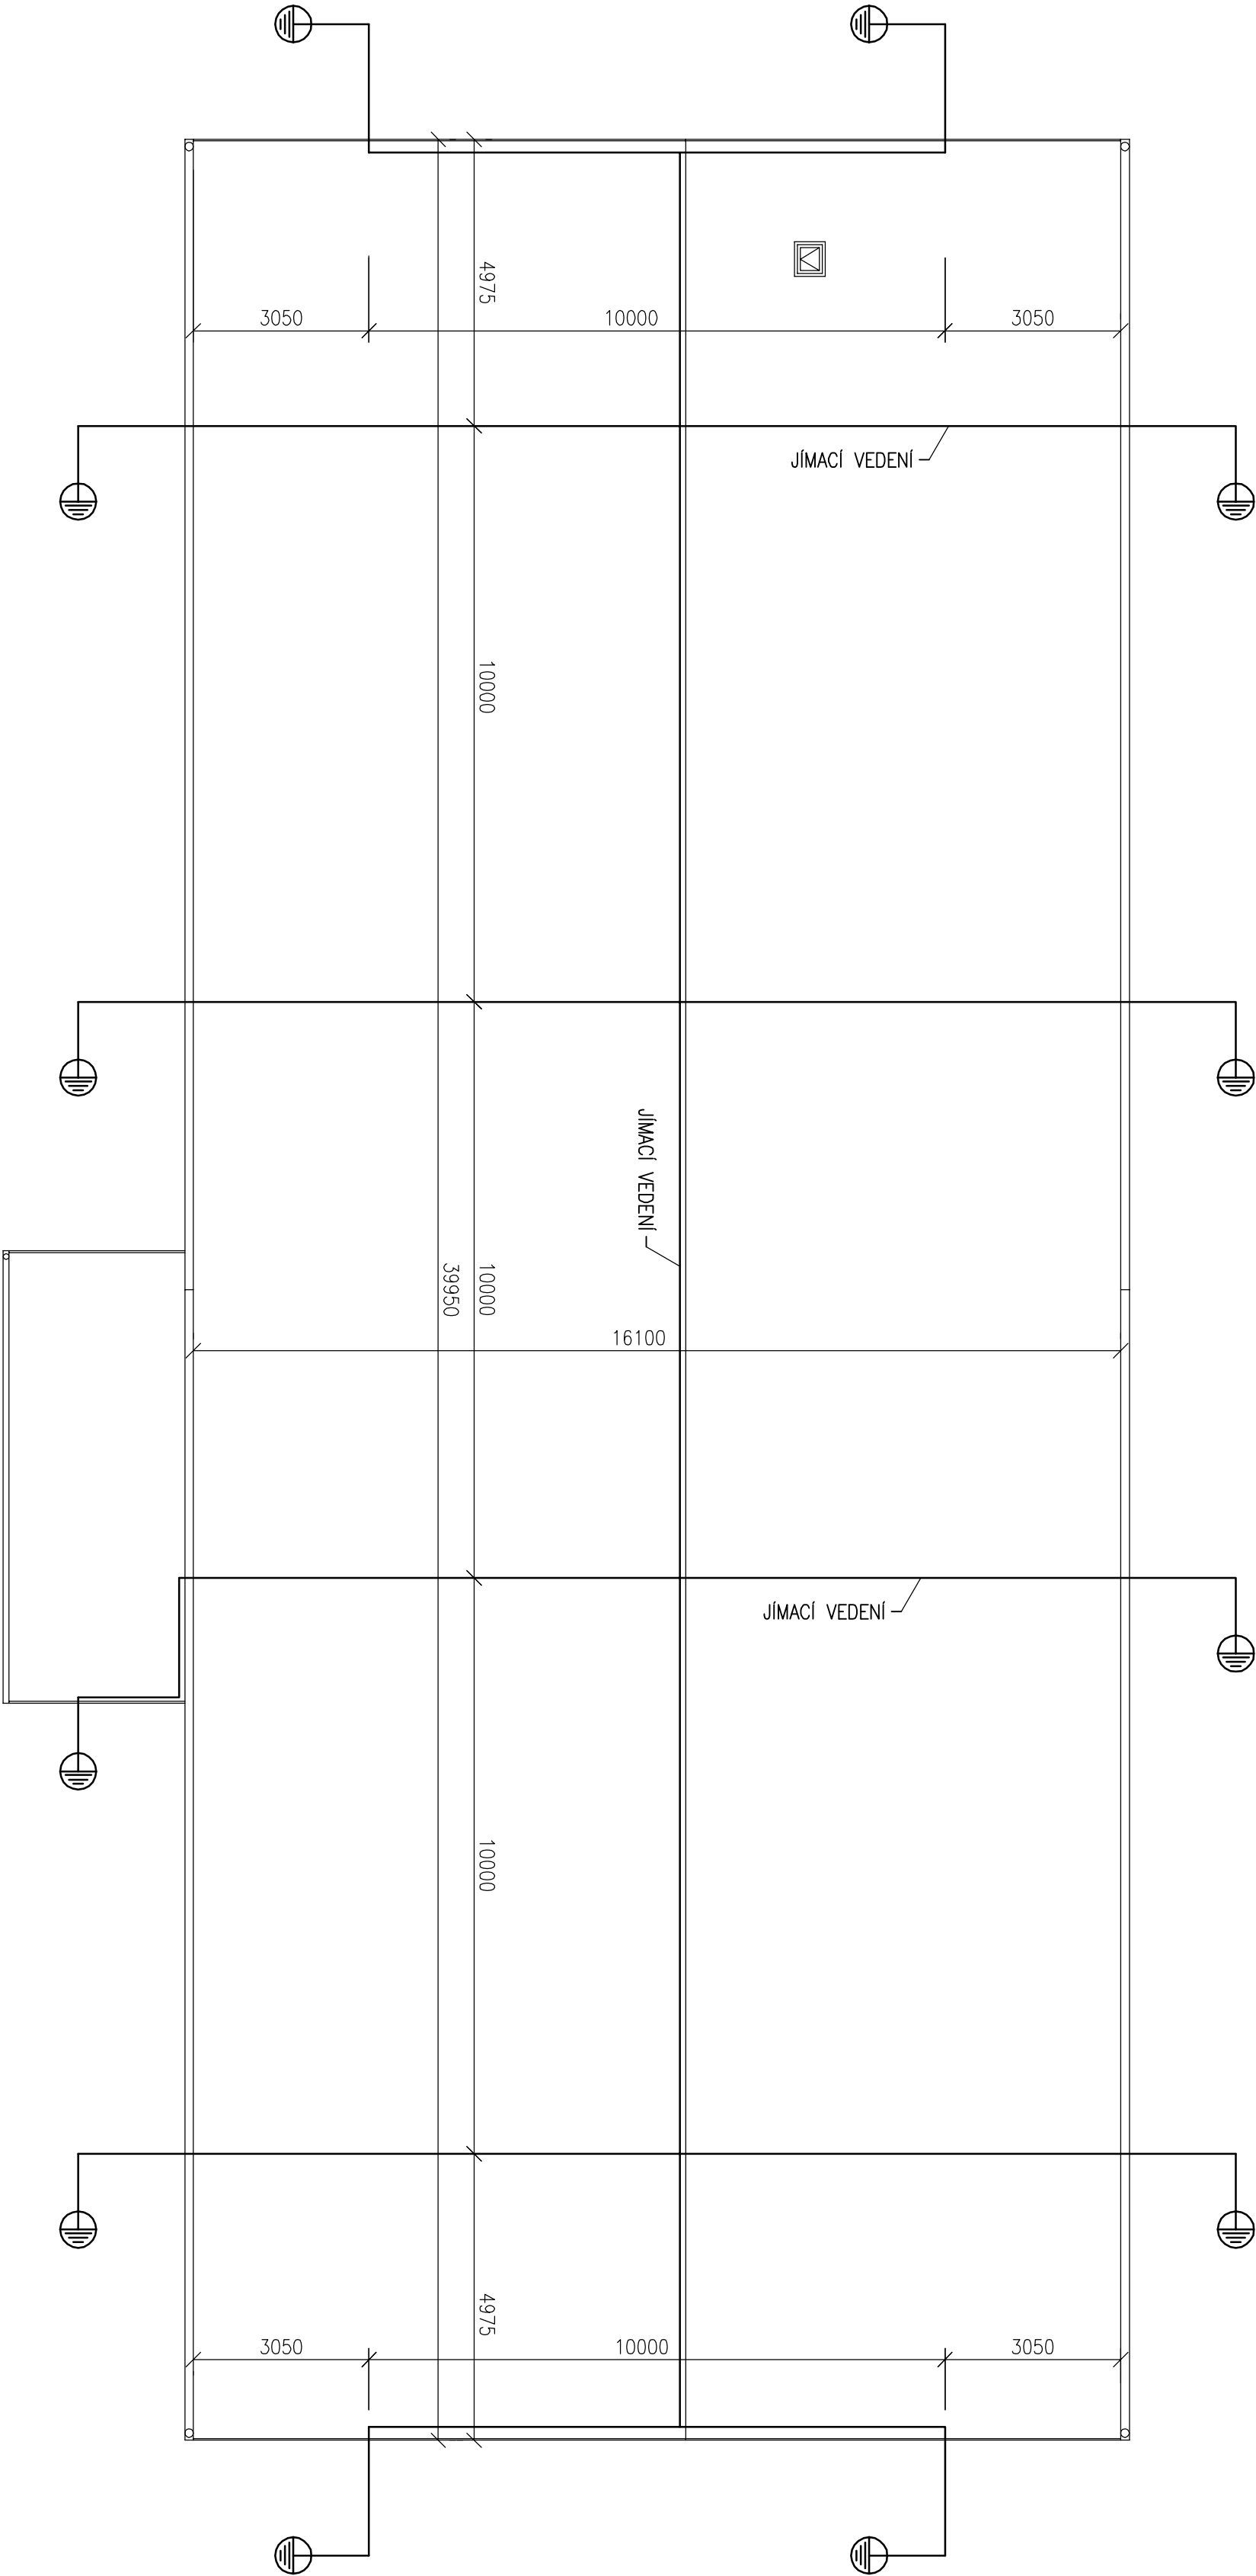


LEGENDA SYMBOLŮ

-  UZEMNĚNÍ BLESKOSVODU
-  JÍMACÍ TYČ BLESKOSVODU

POZNÁMKA

- BLESKOSVOD BUDE PROVEDEN FORMOU HŘEBENOVÉ JÍMACÍ SOUSTAVY S 11 SVODY
- UZEMNĚNÍ BUDE PROVEDENO NAPOJENÍM NA ZÁKLADOVÝ ZEMNIČ Z PÁSOVÉ OCELI, KTERÝ BUDE ULOŽEN DO VÝKOPU OBYKLOVÝCH ZÁKLADOVÝCH PÁSŮ (MIN. 50 mm MAD DNO VÝKOPU)
- ZE ZÁKLADOVÉHO ZEMNIČE BUDE KROMĚ VÝVODŮ PRO SVODY TAKÉ VYVEDEN ZEMNĚNÝ VÝVOD PRO VÝTAH, HLAVNÍ ROZVODNICE A TECHNICKOU MÍSTNOST
- HOP BUDE NA ÚROVNI TERÉNU, NA NI BUDE PŘIPOJENA VEŠKERÁ TECHNOLOGIE (PŘEPĚTOVÁ OCHRANA, VODA, PLYN ATD.)

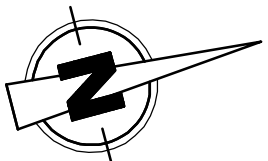

Zodpovědný projektant:		Vypracoval:		Kreslil:			
Ing. Petr Zavadil		Ing. Petr Zavadil		Ing. Karel Chadima			
Kraj:	Moravskoslezský						
Město:	Mošnov, parc. č. 227/3, 1190 a st. 80, k.ú. Mošnov						
Investor:		Obec Mošnov, čp. 175, 742 51 Mošnov					
Název stavby:		ZÁKLADNÍ ŠKOLA A MATEŘSKÁ ŠKOLA, OBEC MOŠNOV					
Obsah výkresu:		PŮDORYS STŘECHY - SCHÉMA BLESKOSVODU					
		Účel projektu:		DPS			
		Datum:		1./2014			
		Číslo archivu/zakázky:		19/14-5			
		Verze kresby:		V1.00			
		Formát výkresu:		4 A4			
Měřítko:		Číslo výkresu:		D.1.4b-4			
1:100							
		SPZ DESIGN, s.r.o.		SPZ DESIGN, s.r.o.			
		Smetanová 7/18		Smetanová 7/18			
		779 00 Olomouc - Týnec		779 00 Olomouc - Týnec			
		tel: 278 31 132		tel: 278 31 132			
		e-mail: spz.design@seznam.cz		e-mail: spz.design@seznam.cz			
		web: www.spzdesign.cz		web: www.spzdesign.cz			