

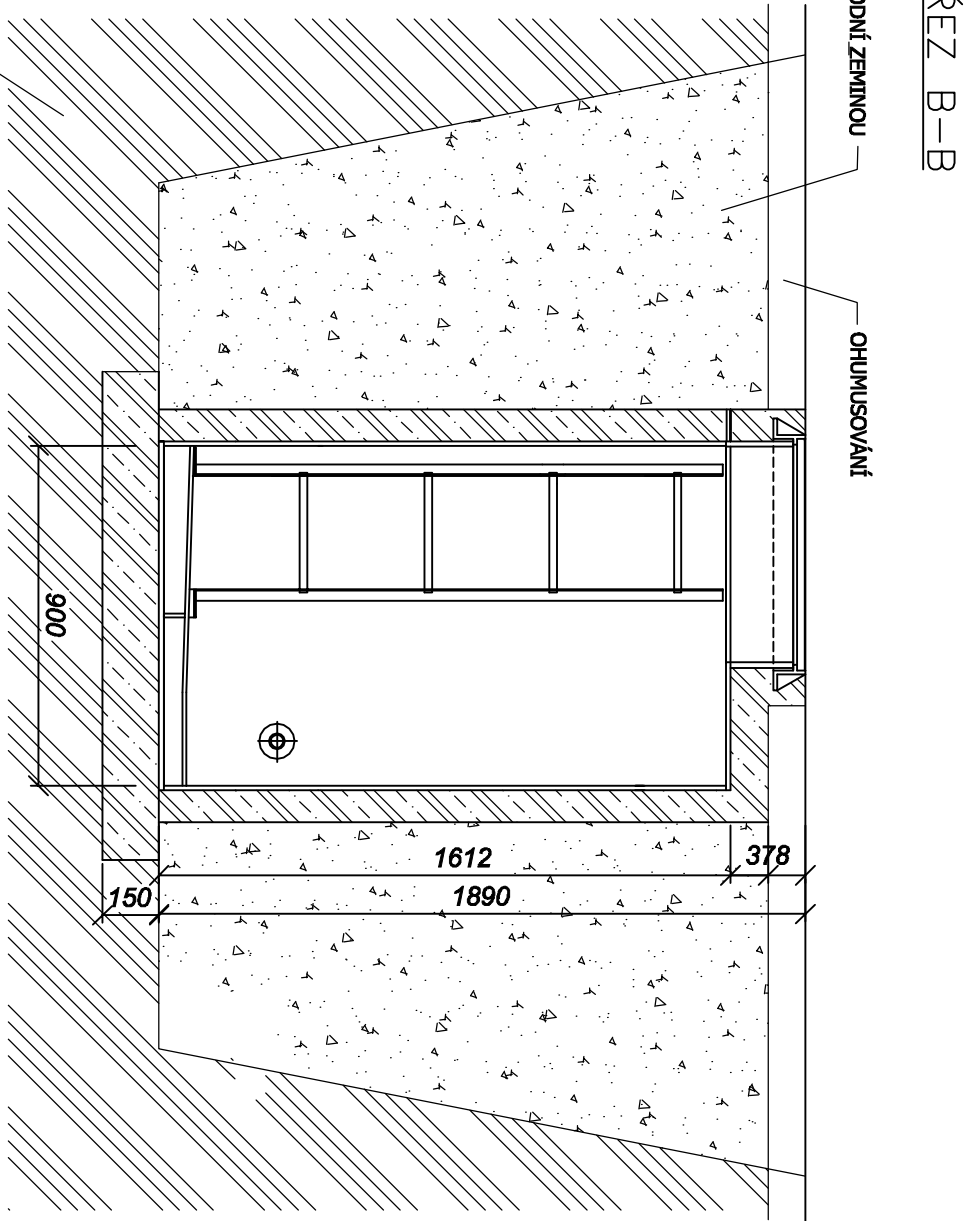


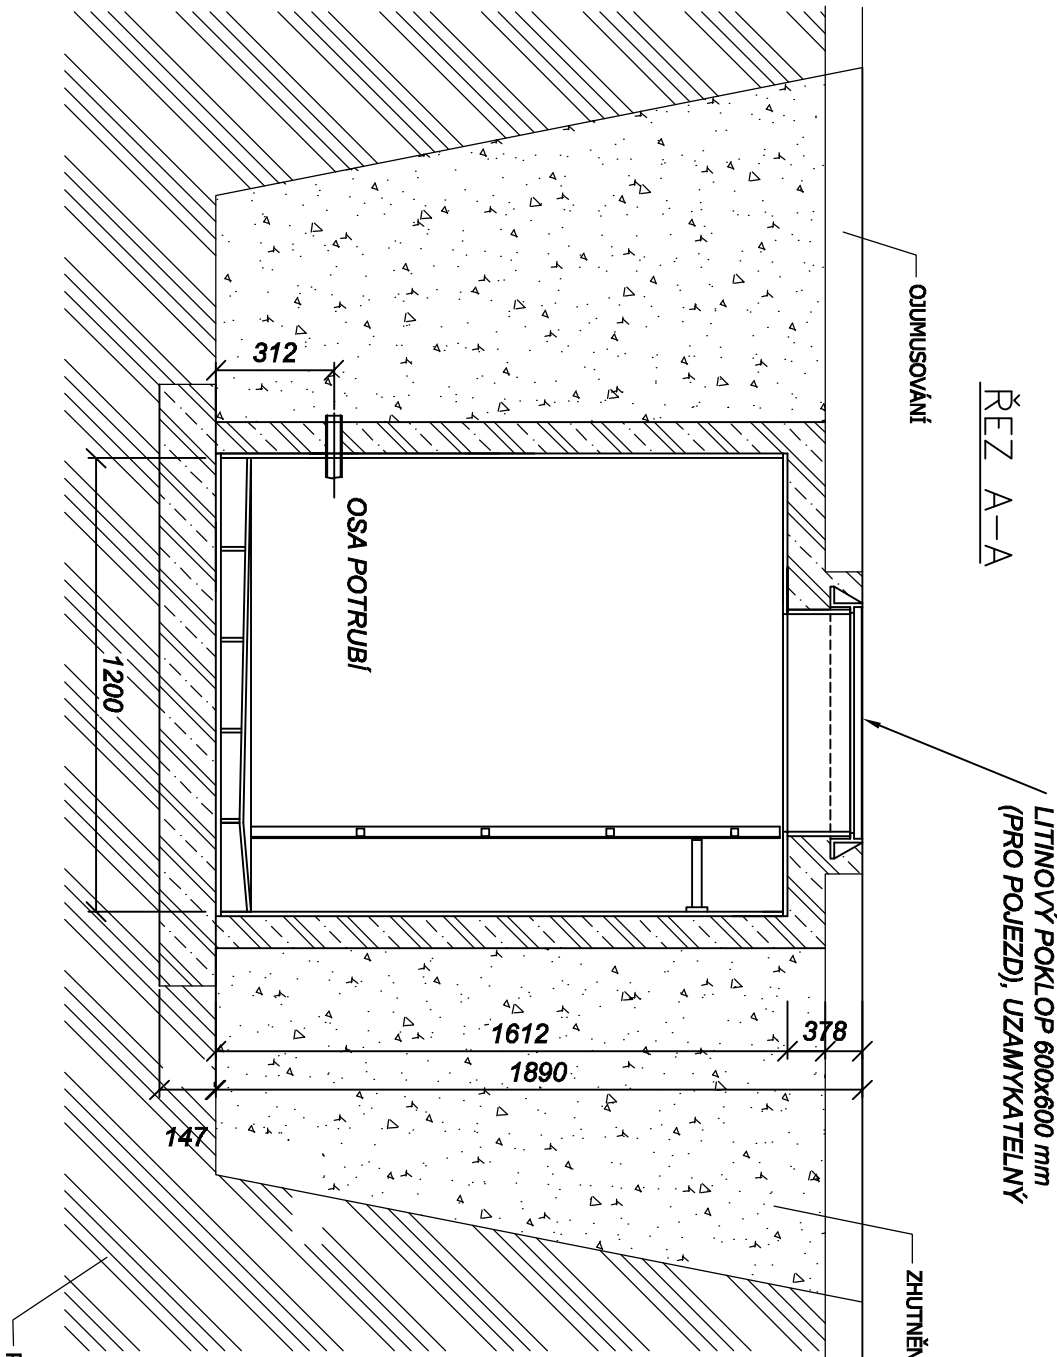

PŮDORYS

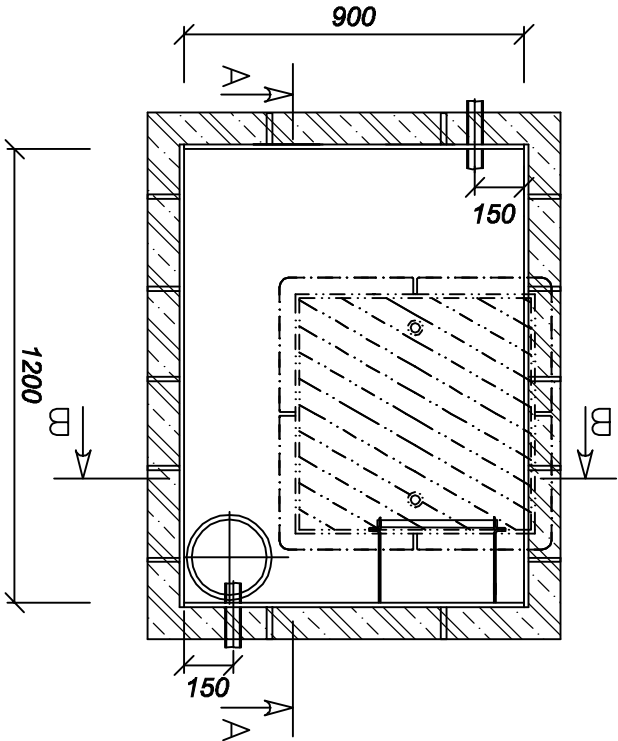

PLASTOVÁ VODOMĚRNÁ ŠACHTA S OBETONOVÁNÍM
A KOTVENÍM VNĚJŠÍCH STĚN A DNA DO BETONU

Typ zařízení	AS VODO C 90/120 (VÝR. AS10)
Šířka šachty (cm)	900 mm
Délka šachty (cm)	1200 mm
Přepavní hmotnost (kg)	90 kg

Zodpovědný projektant:	Vypracoval:	Kreslil:	SPZ DESIGN, s.r.o. Šternberská 73/8 779 00 Olomouc - Týnec IČ: 278 31 132 telefon: 585 150 411 e-mail: spz.design@seznam.cz web: www.spzdesign.cz	
Ing. Petr Zavadil	Ing. Petr Zavadil	Ing. Karel Chadima	DPS	
Kraj: Moravskoslezský			Datum: 1/2014	
Místo: Mošnov, parc. č. 227/3, 1190 a st. 80, k.ú. Mošnov			Číslo ořehvn/zakázky: 19/14-S	
Investor: Obec Mošnov, čp. 175, 742 51 Mošnov			Verze tisku: V1.00	
Název stavby: ZAKLADNÍ ŠKOLA A MATEŘSKÁ ŠKOLA, OBEC MOŠNOV			Formát výkresu: 2 A4	
Obsah výkresu: SCHÉMA VODOMĚRNÉ ŠACHTY			Měřítko: 1:20	
			Číslo výkresu: D.2.1b-4	

POZN.: TLOUŠŤKA OBETONOVÁNÍ ŠACHTY (VČ. MNOŽSTVÍ VÝZTUŽE) MUSÍ BÝT PODROBNĚJI STANOVĚNA V DOKUMENTACI PRO REALIZACI STAVBY NA ZÁKLADĚ STATICKÉHO VÝPOČTU