


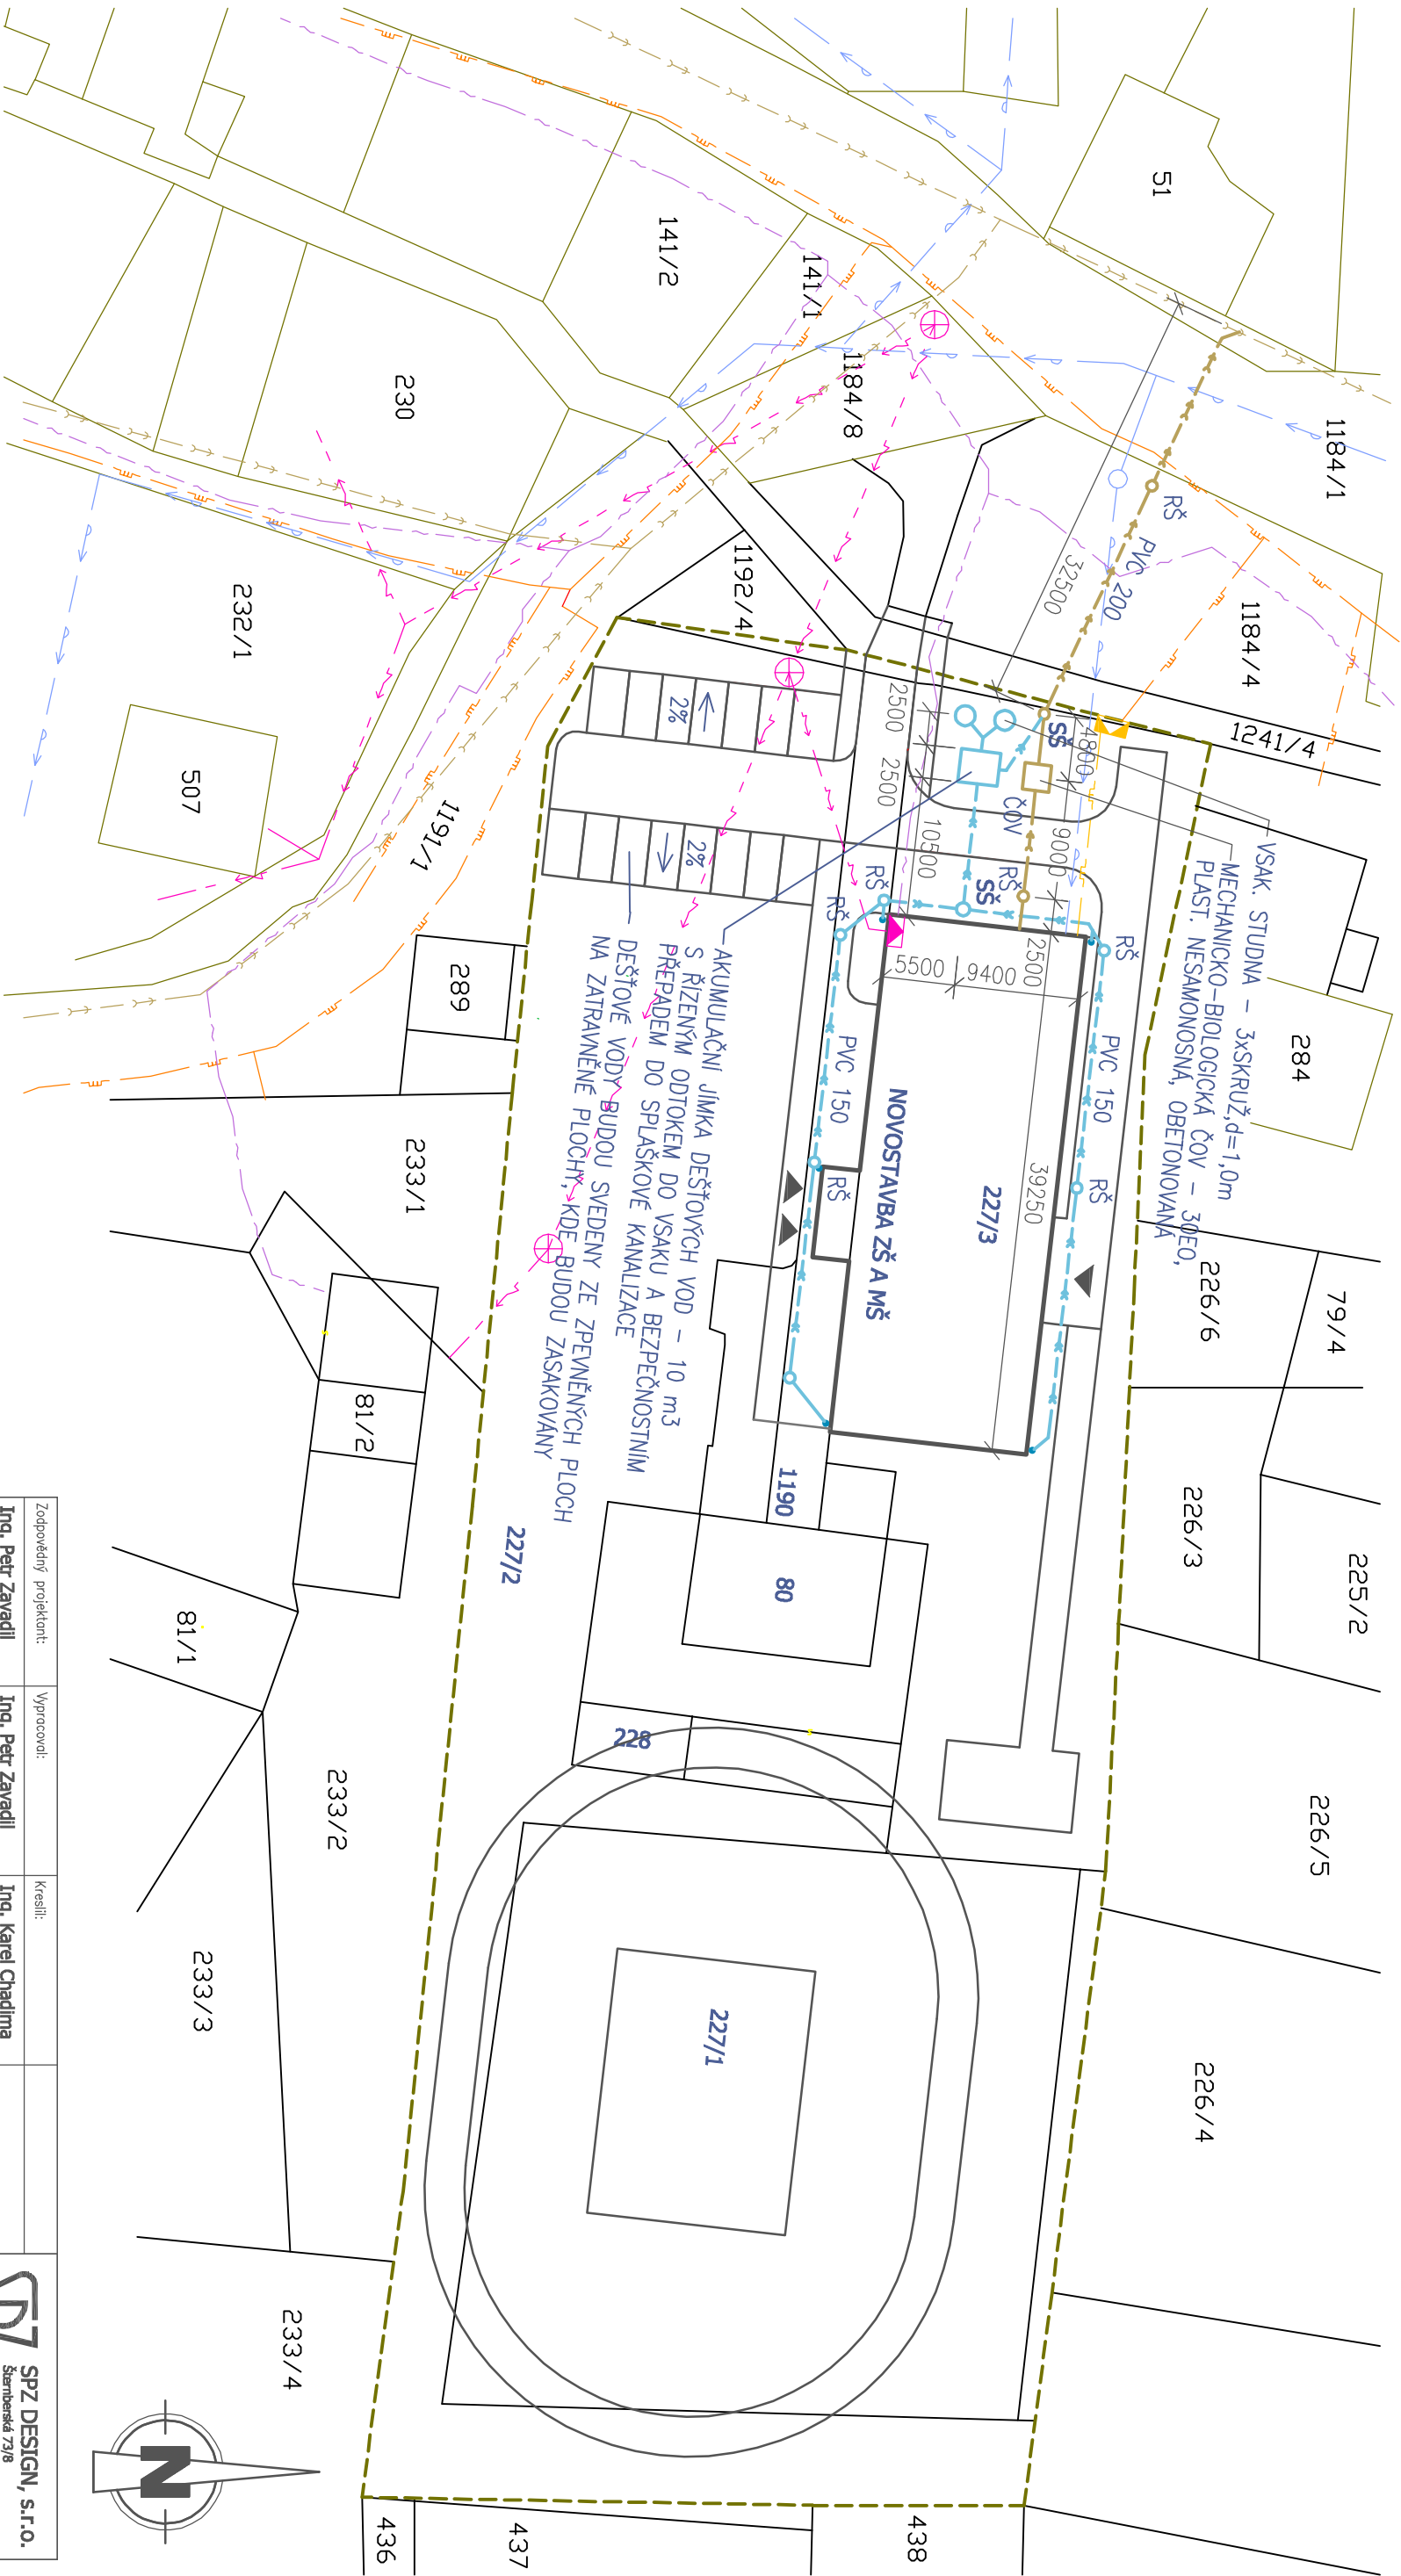

LEGENDA SÍTÍ

STÁVAJÍCÍ STAV

- VEREJNÝ VODOVOD
- MADEMNÍ SILOVÉ VEDENÍ - NN
- VEREJNÝ PLYNOVOD - STL
- VEREJNÁ SPLAŠKOVÁ KANALIZACE
- SDĚLOVACÍ VEDENÍ - OPTICKÝ KABEL

PŘÍPOJKY

- PŘÍPOJKA EL. VEDENÍ - VEDENA V ZEMI
- PŘÍPOJKA SPLAŠKOVÉ KANALIZACE - PVC DN 200
- VNITŘNÍ DEŠŤOVÁ KANALIZACE - PVC DN 150
- VODOVODNÍ PŘÍPOJKA - HDPE DN 32
- NTL PLYNOVODNÍ PŘÍPOJKA - PE DN 32

Zodpovědný projektant:			Vyprocovl:			Kreslil:		
Ing. Petr Zavadii			Ing. Petr Zavadii			Ing. Karel Chadima		
Kroji: Moravskoslezský			Místo: Mošnov, parc. č. 227/3, 1190 a st. 80, k.ú. Mošnov					
Investor: Obec Mošnov, čp. 175, 742 51 Mošnov			Úel projektu: DPS			Datum: 1/2014		
Mázev slaby: ZAKLADNÍ ŠKOLA A MATĚŘSKÁ ŠKOLA, OBEC MOŠNOV			Číslo archivní/zakázky: 19/14-S			Verze tisku: V1.00		
Obecn výkresu: SITUACE - SPLAŠKOVÁ A DEŠŤOVÁ KANALIZACE			Formát výkresu: 2 A4			Měřítko: 1:500		
						Číslo výkresu: D.2.2b-1		

SPZ DESIGN, s.r.o.

Šternberská 73/8
779 00 Olomouc - Týnec
IČ: 278 31133
účetní: spzdesign@seznam.cz
web: www.spzdesign.cz