



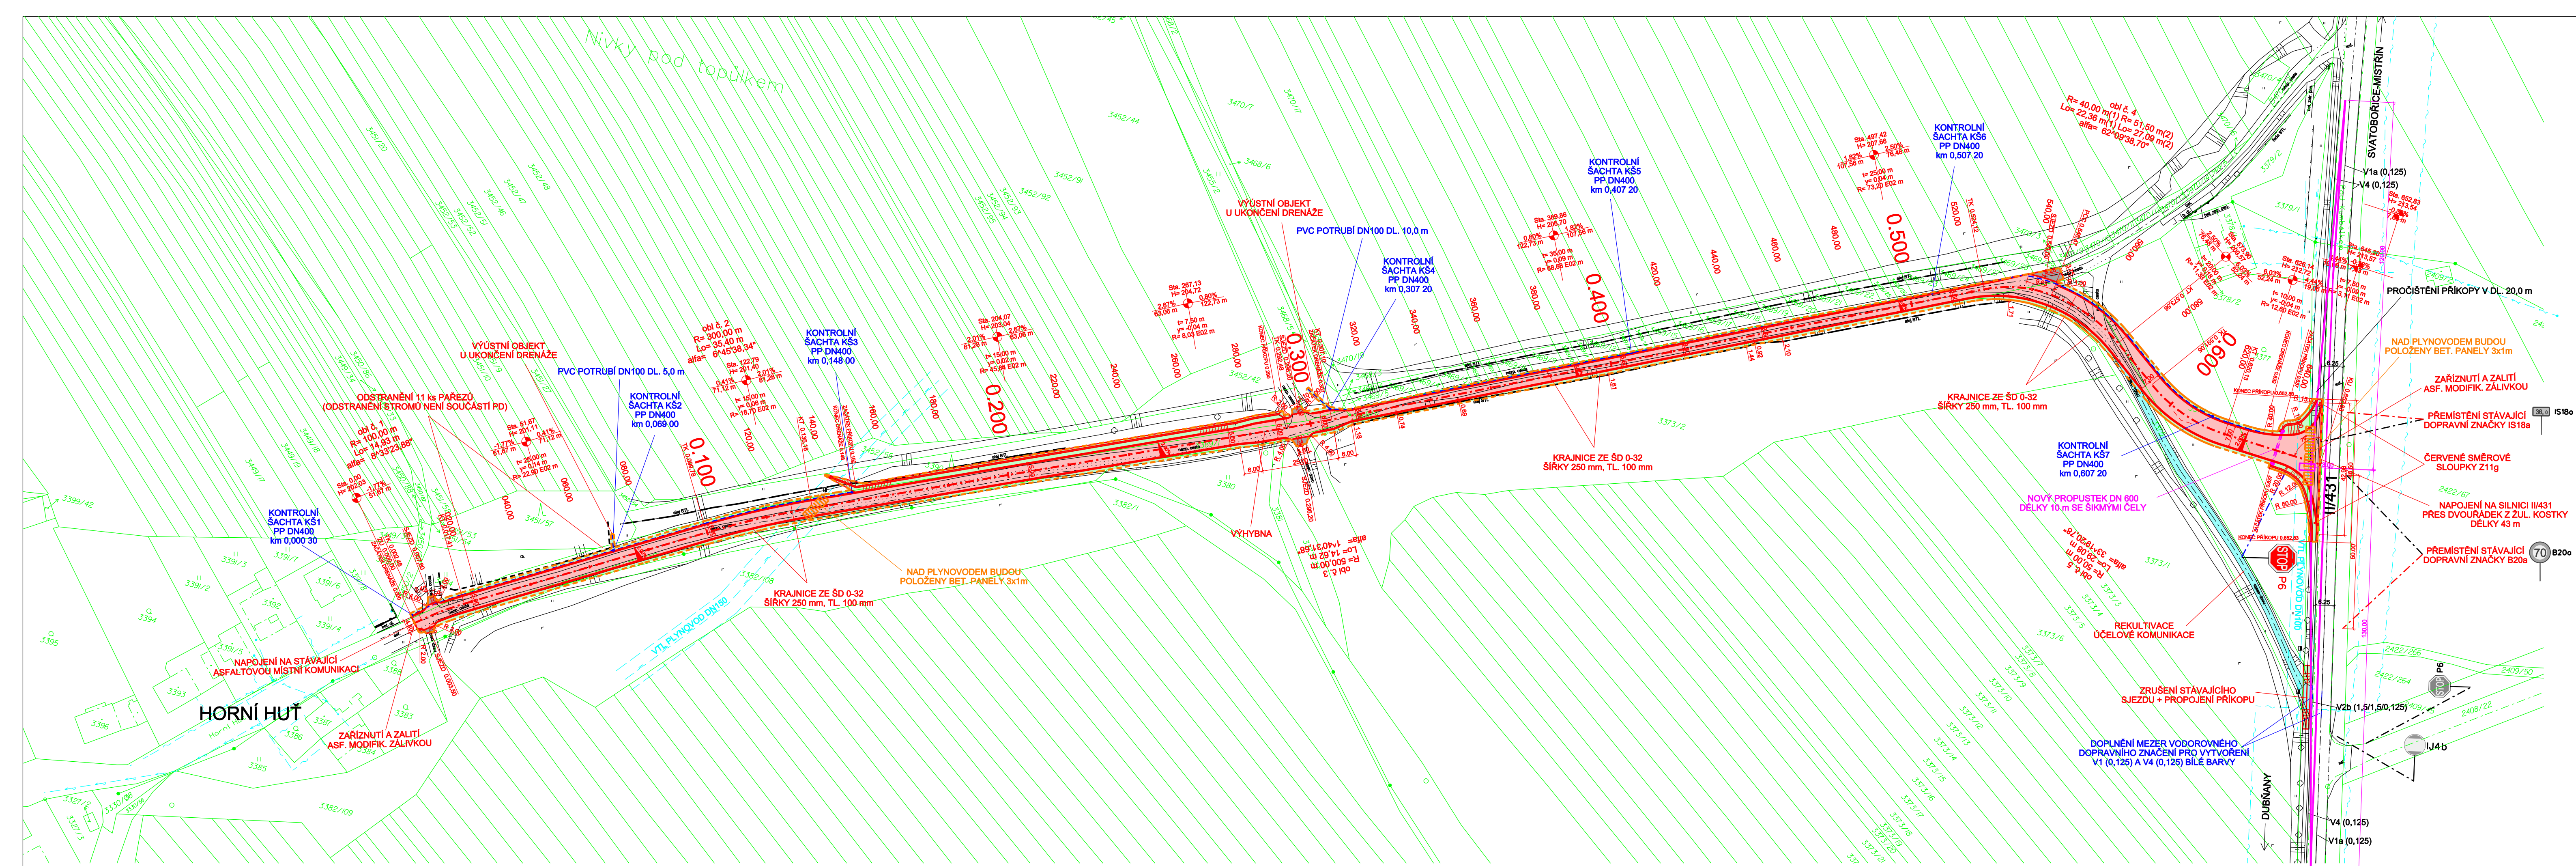

- LEGENDA INŽENÝRSKÝCH SÍTÍ**
- STÁVAJÍCÍ PLYNOVOD
 - STÁVAJÍCÍ SDĚLOVACÍ KABELY CETIN
 - STÁVAJÍCÍ NADZEMNÍ VEDENÍ NN, E-ON
 - STÁVAJÍCÍ VODOVOD, VAK HODONÍN
 - DRENÁŽNÍ POTRUBÍ Z PVC DN100

- LEGENDA**
- ASFALTOVÁ POLNÍ CESTA - NOVÁ KONSTRUKCE
 - VÝŠKOVÉ NAPOJENÍ SJEZDŮ - ŠTERKODRŤ TL. 200 mm
 - REKULTIVACE ÚČELOVÉ KOMUNIKACE
 - ZATRAVNĚNÍ
 - STÁVAJÍCÍ STAV
 - STÁVAJÍCÍ STROMOŘADÍ
 - NOVĚ NAVRŽENÝ STAV
 - KATASTRÁLNÍ MAPA
 - HRANICE STAVBY
 - ROZHLEDOVÉ TROJÚHELNÍKY

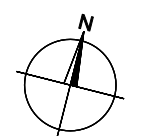

Projektant PD [Designer of PD]		Zodp. proj. [Accountable designer]	
		Ing. Vojtěch Holub	
Ing. Vojtěch Holub Kovářská 1409 696 62 Strážnice tel.: 731 214 424 email: vojtecholub@email.cz iČ: 03271064		Vypracoval [Designed by] Jan Hallang	
		Investor [Investor] Město Dubňany	
		Místo stavby [Site] Město Dubňany	
Název stavby [Project title]			Číslo paré [copy]
Polní cesta Horní Huť			
Název dokumentu [Document name]			
Koordináční situace			
Datum [Date] 06/2017	Stavební objekt [Building object] -	Část dokumentace [Part of doc.] B. Souhrnné řešení stavby	Souřadnicový systém: JTSK Výškový systém: B.p.v
Formát [Format] 5 x A4	Měřítko [Scale] 1:1000	Zakázka [Number of order] 60/2016	Stupeň [Phase] PDPS
		Členění dok. -	Č.V. [Drawing No.] B.2.
			Rev. [Revision] 00